



01 AV. PROL. PARRES ARIAS SECC 1-2

Escala 1:500

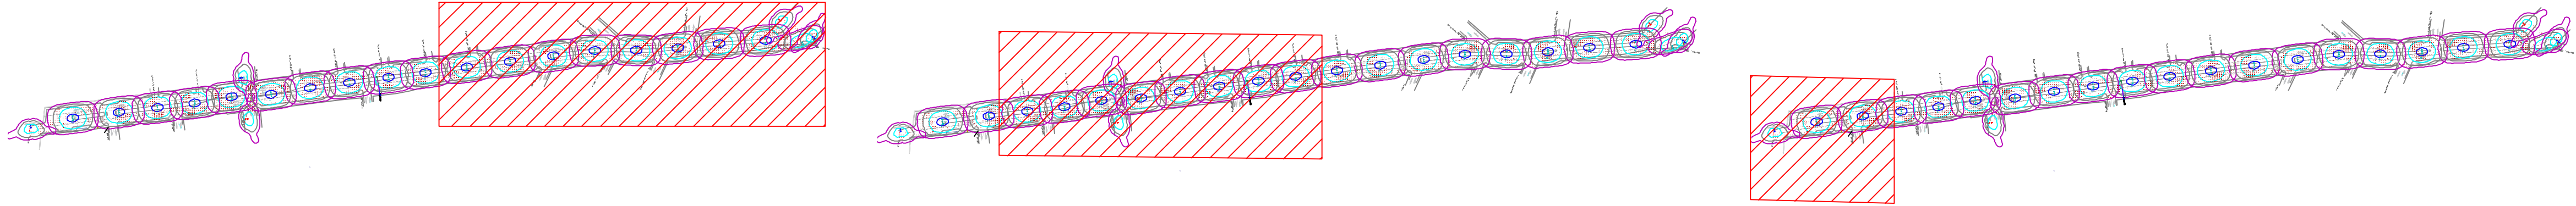


VISTA GRÁFICA

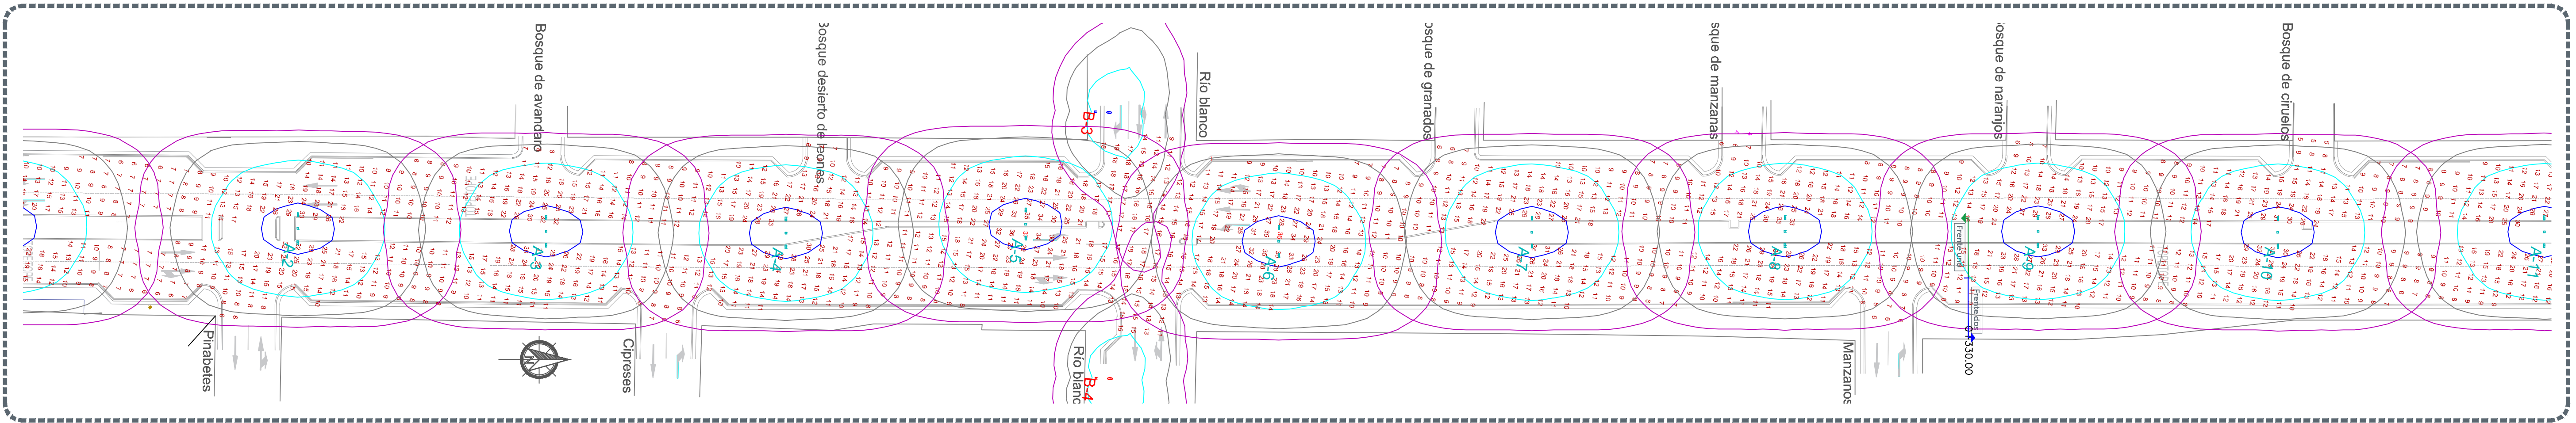


02 AV. PROL. PARRES ARIAS SECC 2-2

Escala 1:500

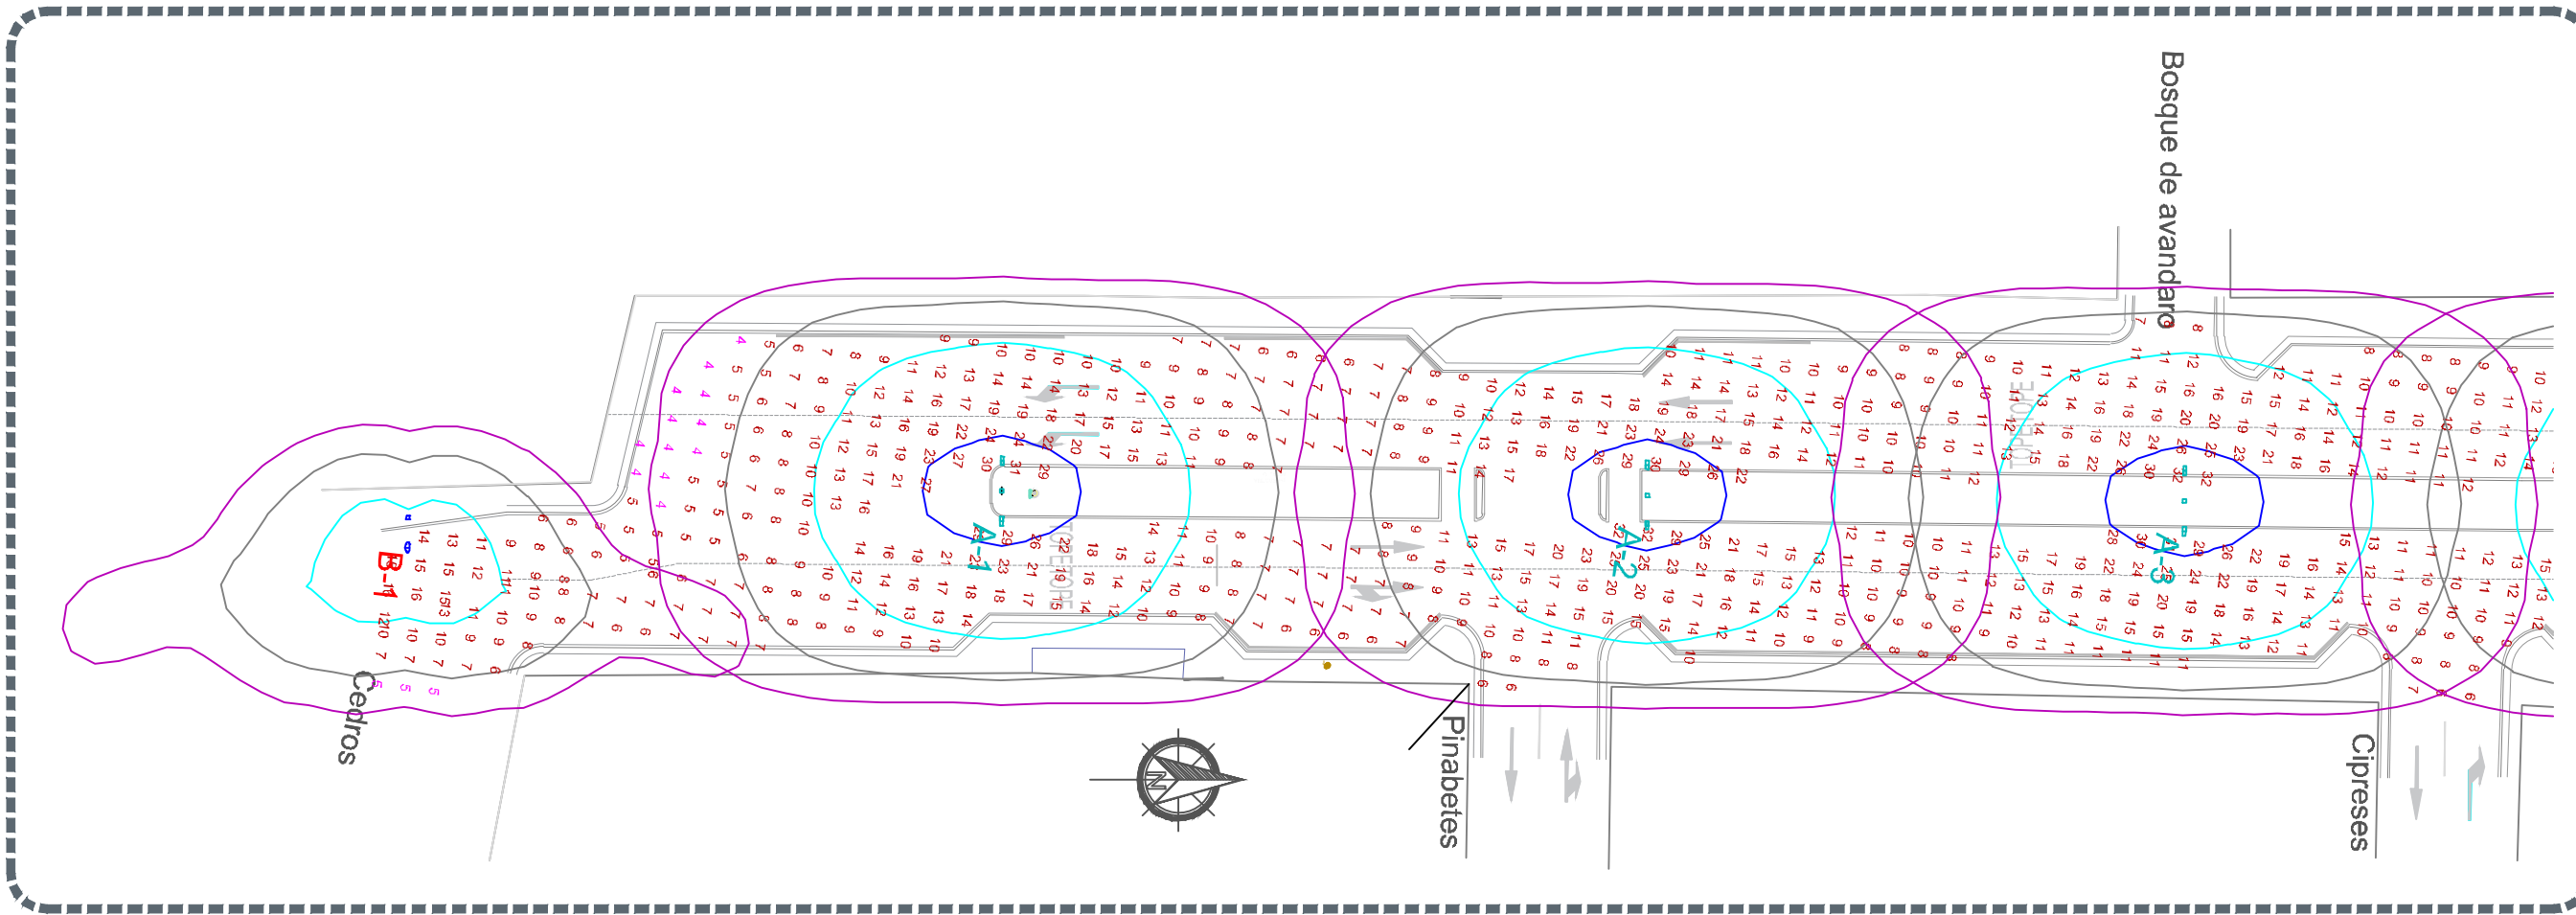

03 AV. PROL. PARRES ARIAS

Escala 1:500

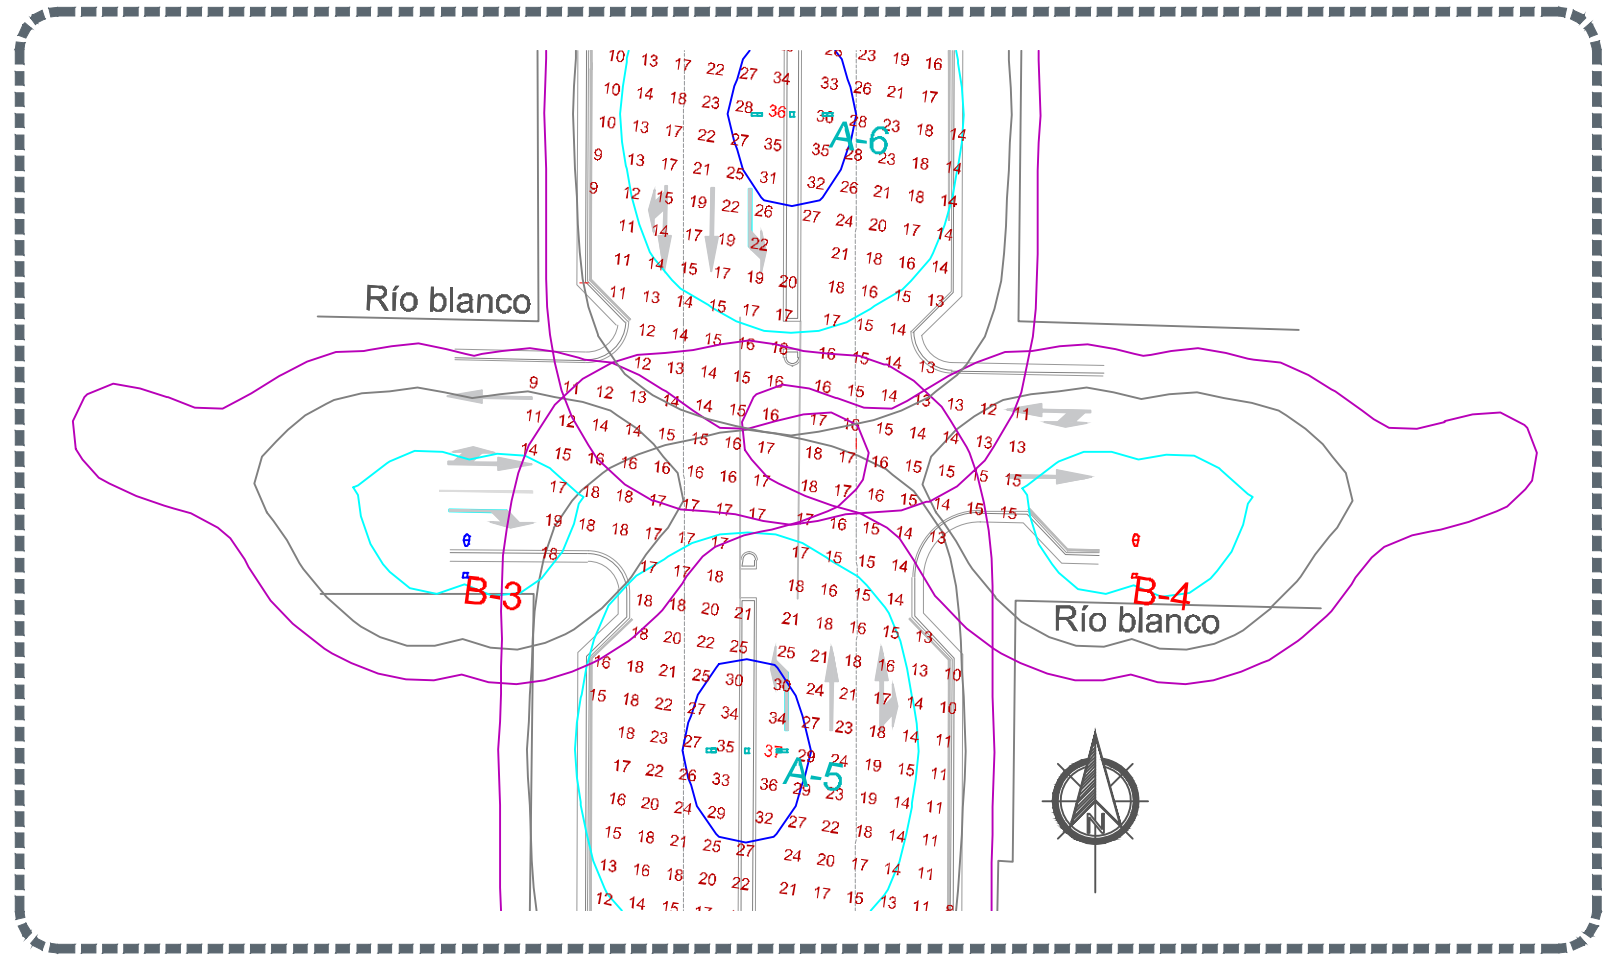

04 CALLE RIO BLANCO

Escala 1:450

POWER DENSITY STATISTICS				
Name	# Luminaires	Total Watts	Area	Density
DPEA	19	2664.00 W	16011.09 m²	0.17 W/m²

STATISTICS					
Description	Symbol	Avg	Max	Min	Max/Min
CARRIL NORTE-SUR	+	13 lux	36 lux	4 lux	9.0:1
CARRIL SUR-NORTE	+	14 lux	37 lux	5 lux	7.4:1

LUMINAIRE SCHEDULE							
Symbol	Label	Qty	Catalog Number	Description	Lamp	Lumens	LLF
•	A	18	RFM-72W32LED4K-G2-R2M-UNV-DMG-MX-001-F2S-TYAJ-RC07-GY3	LUMINARIA VIAL OPERA MODULO INTEGRADO LED, 72W, 120-277VAC, 4000K, 2 LUMINARIAS POR POSTE.	RFM-72W32LED4K-G2-R2M.ies COLOCACION EN POSTE DE 9 METROS CON DOBLE PERCHA A 180° + 2 BRAZOS CON LONGITUD DE 1.8m CON 0.72m DE ELEVACION	17010	0.90
•	A1	1	RFM-72W32LED4K-G2-R2M-UNV-DMG-MX-001-F2S-TYAJ-RC07-GY3	LUMINARIA VIAL OPERA MODULO INTEGRADO LED, 72W, 120-277VAC, 4000K, 1 LUMINARIA POR POSTE.	RFM-72W32LED4K-G2-R2M.ies COLOCACION EN POSTE DE 9 METROS CON DOBLE PERCHA A 180° + 2 BRAZOS CON LONGITUD DE 1.8m CON 0.72m DE ELEVACION	8505	0.90
•	B	3	LUMINARIA OV 100W EXISTENTE	LUMINARIA OV 100W EXISTENTE.		Absolute	0.90
•	B	2	LUMINARIA LED 100W EXISTENTE	LUMINARIA LED 100 W EXISTENTE.		Absolute	0.90



Alcances generales:

Luminario tecnología LEDG2 72W, incluyendo pérdidas, equipado con tarjeta tipo SMD de 32 chips máximo, flujo luminoso mínimo de 8,788 lm con una fuente electrónica de 700mA. La eficacia mínima deberá ser de 120 (lm/w); distribución fotométrica Tipo II Media, BUG B3-U0-G2, con una temperatura de color correlacionada promedio (CCT) de 4000K (+/-275K) y un índice de reproducción cromática (CRI) mínimo de 70. El grado de hermeticidad requerido es IP66 para cada uno de los módulos LED y grado de resistencia al impacto IK-09. El luminario deberá operar a un rango de voltaje de 120 a 277 Volts y fusible doble en serie 120,277 Marca Philips, incluir carta de garantía expresa de 10 años.

Simbología

La Dirección de Alumbrado Público del Municipio de Zapopan revisó y da visto bueno al presente proyecto de alumbrado público con vigencia de un año a partir del _____ de _____ del 20____.

Revisó Validó

Revisó proyecto Validó área técnica

Vo. Bo.

Vo. Bo. Dirección de Alumbrado Público de Zapopan

Nombre del proyecto:
Pavimentación con concreto hidráulico de la Av. José Parres Arias, frente 02, incluye: alcantarillado sanitario, agua potable, banquetas, cruces peatonales, accesibilidad universal, señalética horizontal - vertical y obras complementarias, colonias Centinela 1, Bosques del Centinela, San José del Baño, la Joya, Villa de los Belenes, Jardines del Vergel, Municipio de Zapopan, Jalisco

Contenido del plano:

Estudio fotométrico

No. Contrato:
DOPI-MUN-PP-PAV-LP-083-2022

Director de Obras Públicas e Infraestructura:

Ing. Ismael Jáuregui Castañeda

Arq. Edwin Aguilar Escatel

Ing. Enrique Boanerges Buenrostro Cortez

Av. Prol Parres Arias, Zapopan, Jalisco

Fecha: Junio 2022

Escala: Indicada

Acotaciones: Metros

FOT-01-F2