

Especificaciones:

NIVEL 5

NIVEL 4


NIVEL 3

NIVEL 2

NIVEL 1

PLANTA BAJA

SOTANO 2

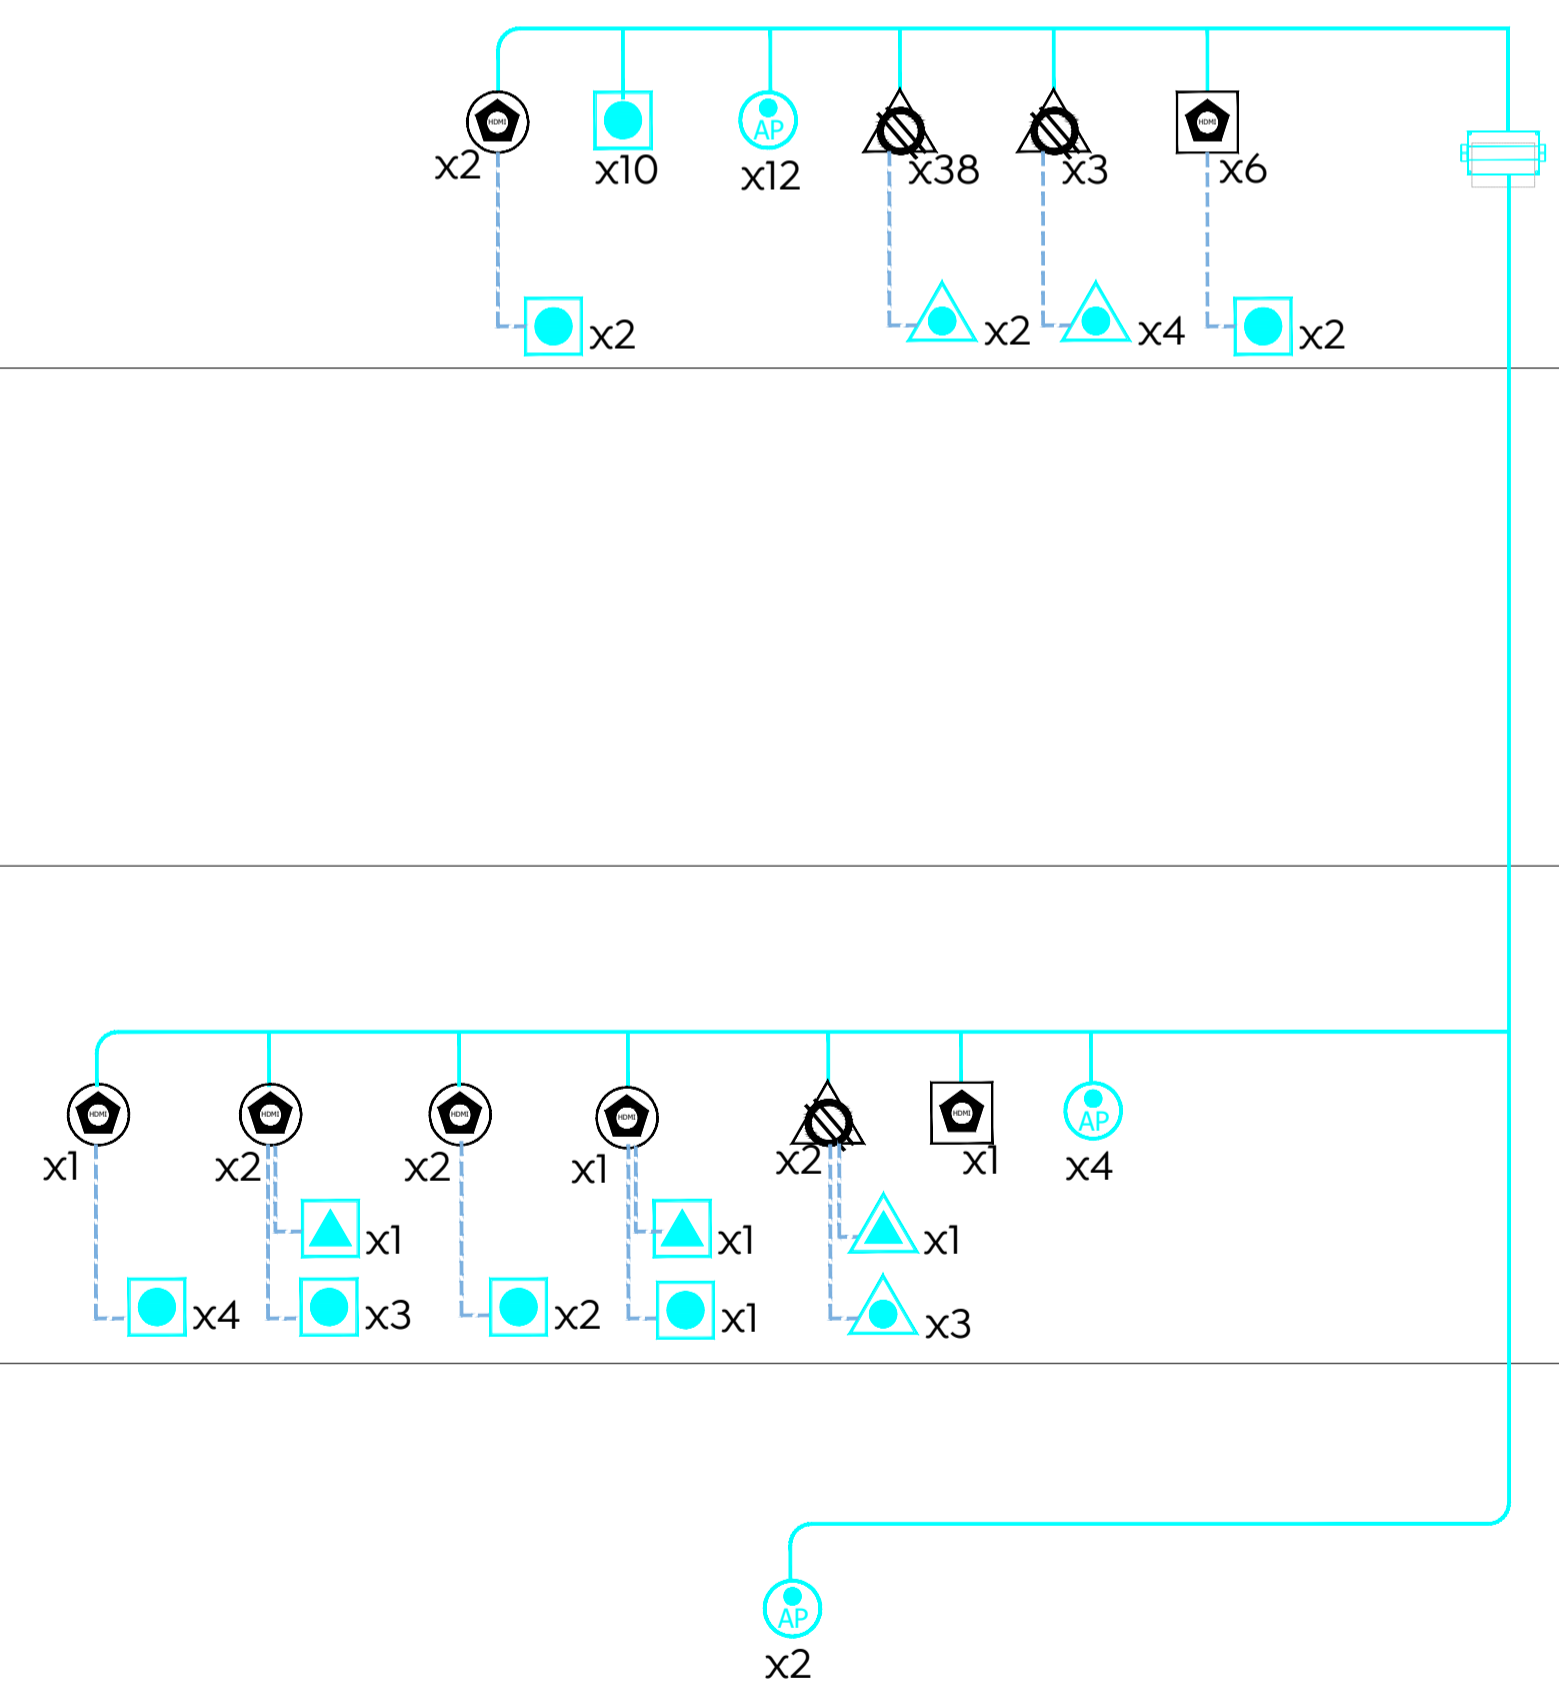

SIMBOLOGIA		
	RACK PARA EQUIPOS	
	NODO DE DATOS ESPECIALIZADO (PUNTO DE ENLACE)	
	NODO DE VOZ (PUNTO DE ENLACE)	
	NODO DE DATOS (PUNTO DE ENLACE)	
	NODO DE VOZ (PUNTO DE ENLACE)	
	ACCESS POINT (PUNTO DE ENLACE)	
	SALIDA MULTIPLE (PUNTO DE ENLACE)	
	SALIDA MULTIPLE (PUNTO DE ENLACE)	
	SALIDA MULTIPLE (PUNTO DE ENLACE)	

CEDULA DE CABLEADO:		
L UTP Cat-6		

SIMBOLOGIA DE TUBERIA		
	CHAROLA TIPO MALLA	CHAROLA PROTECTORAS
	TUBERIA PARA PLACAS O LUGA	PUNTO DE CONEXION EMPALME
	TUBERIA INVOCA	SUBE Y BAJA TUBERIA EN LA PERLA PARA ENTRENADO
	SUBE Y BAJA TUBERIA A TRAVES DE LUGA	CAJA RECIBIDA
	SUBE Y BAJA TUBERIA A TRAVES DE LUGA Y PISO	Baja TUBERIA A TRAVES DE PISO

Nombre del proyecto: Adecuación museográfica - técnica - arquitectónica y obras complementarias del Museo de Arte de Zapopan (MAZ-1) etapa 01, ubicado en la confluencia de la Av. Hidalgo, Av. de las Américas, prolongación 20 de Noviembre, Municipio de Zapopan, Jalisco

Contenido del plano: Planta voz y datos unifilar

No. Contrato: DOPI-MUN-RM-IM-LP-090-2023

Director de Obras Públicas e Infraestructura: Ing. Ismael Jáuregui Castañeda

Jefe de la Unidad de Estudios y Proyectos: Arq. Edwin Aguiar Escatel

Jefe de área: Arq. Alejandro Tapia Olarra

Responsable del proyecto: Arq. Guillermo Pacheco González

Ubicación: Av. Hidalgo 352, Col. Centro, Zapopan, Jalisco

Norte:  Fecha: Junio 2023

Escala: 1:100

Acotaciones: Metros Claves: Número: 00 VD-05

Revisión: 00