



Macrotlocalización: Microlocalización:

Especificaciones:

SIMBOLOGÍA	
	REGULADOR DE PRESIÓN MOD: LOBO U6
	VÁLVULA DE BOLA WORCESTER MOD: 444-T
	VÁLVULA SÍSMICA PACIFIC SEISMIC MOD: 311
	ATRAVIESA MURO / LOSA
	REDUCCIÓN / AMPLIACIÓN
	VALVULA DE SERVICIO
	TEE ROSCADA
	CODO ROSCADA
	MANGUERA PARA GAS
	FLUJO DE LA INSTALACIÓN
	TUBERÍA RÍGIDA PARA GAS L.P.
	INDICADOR DE NIVEL KU-SCELGA

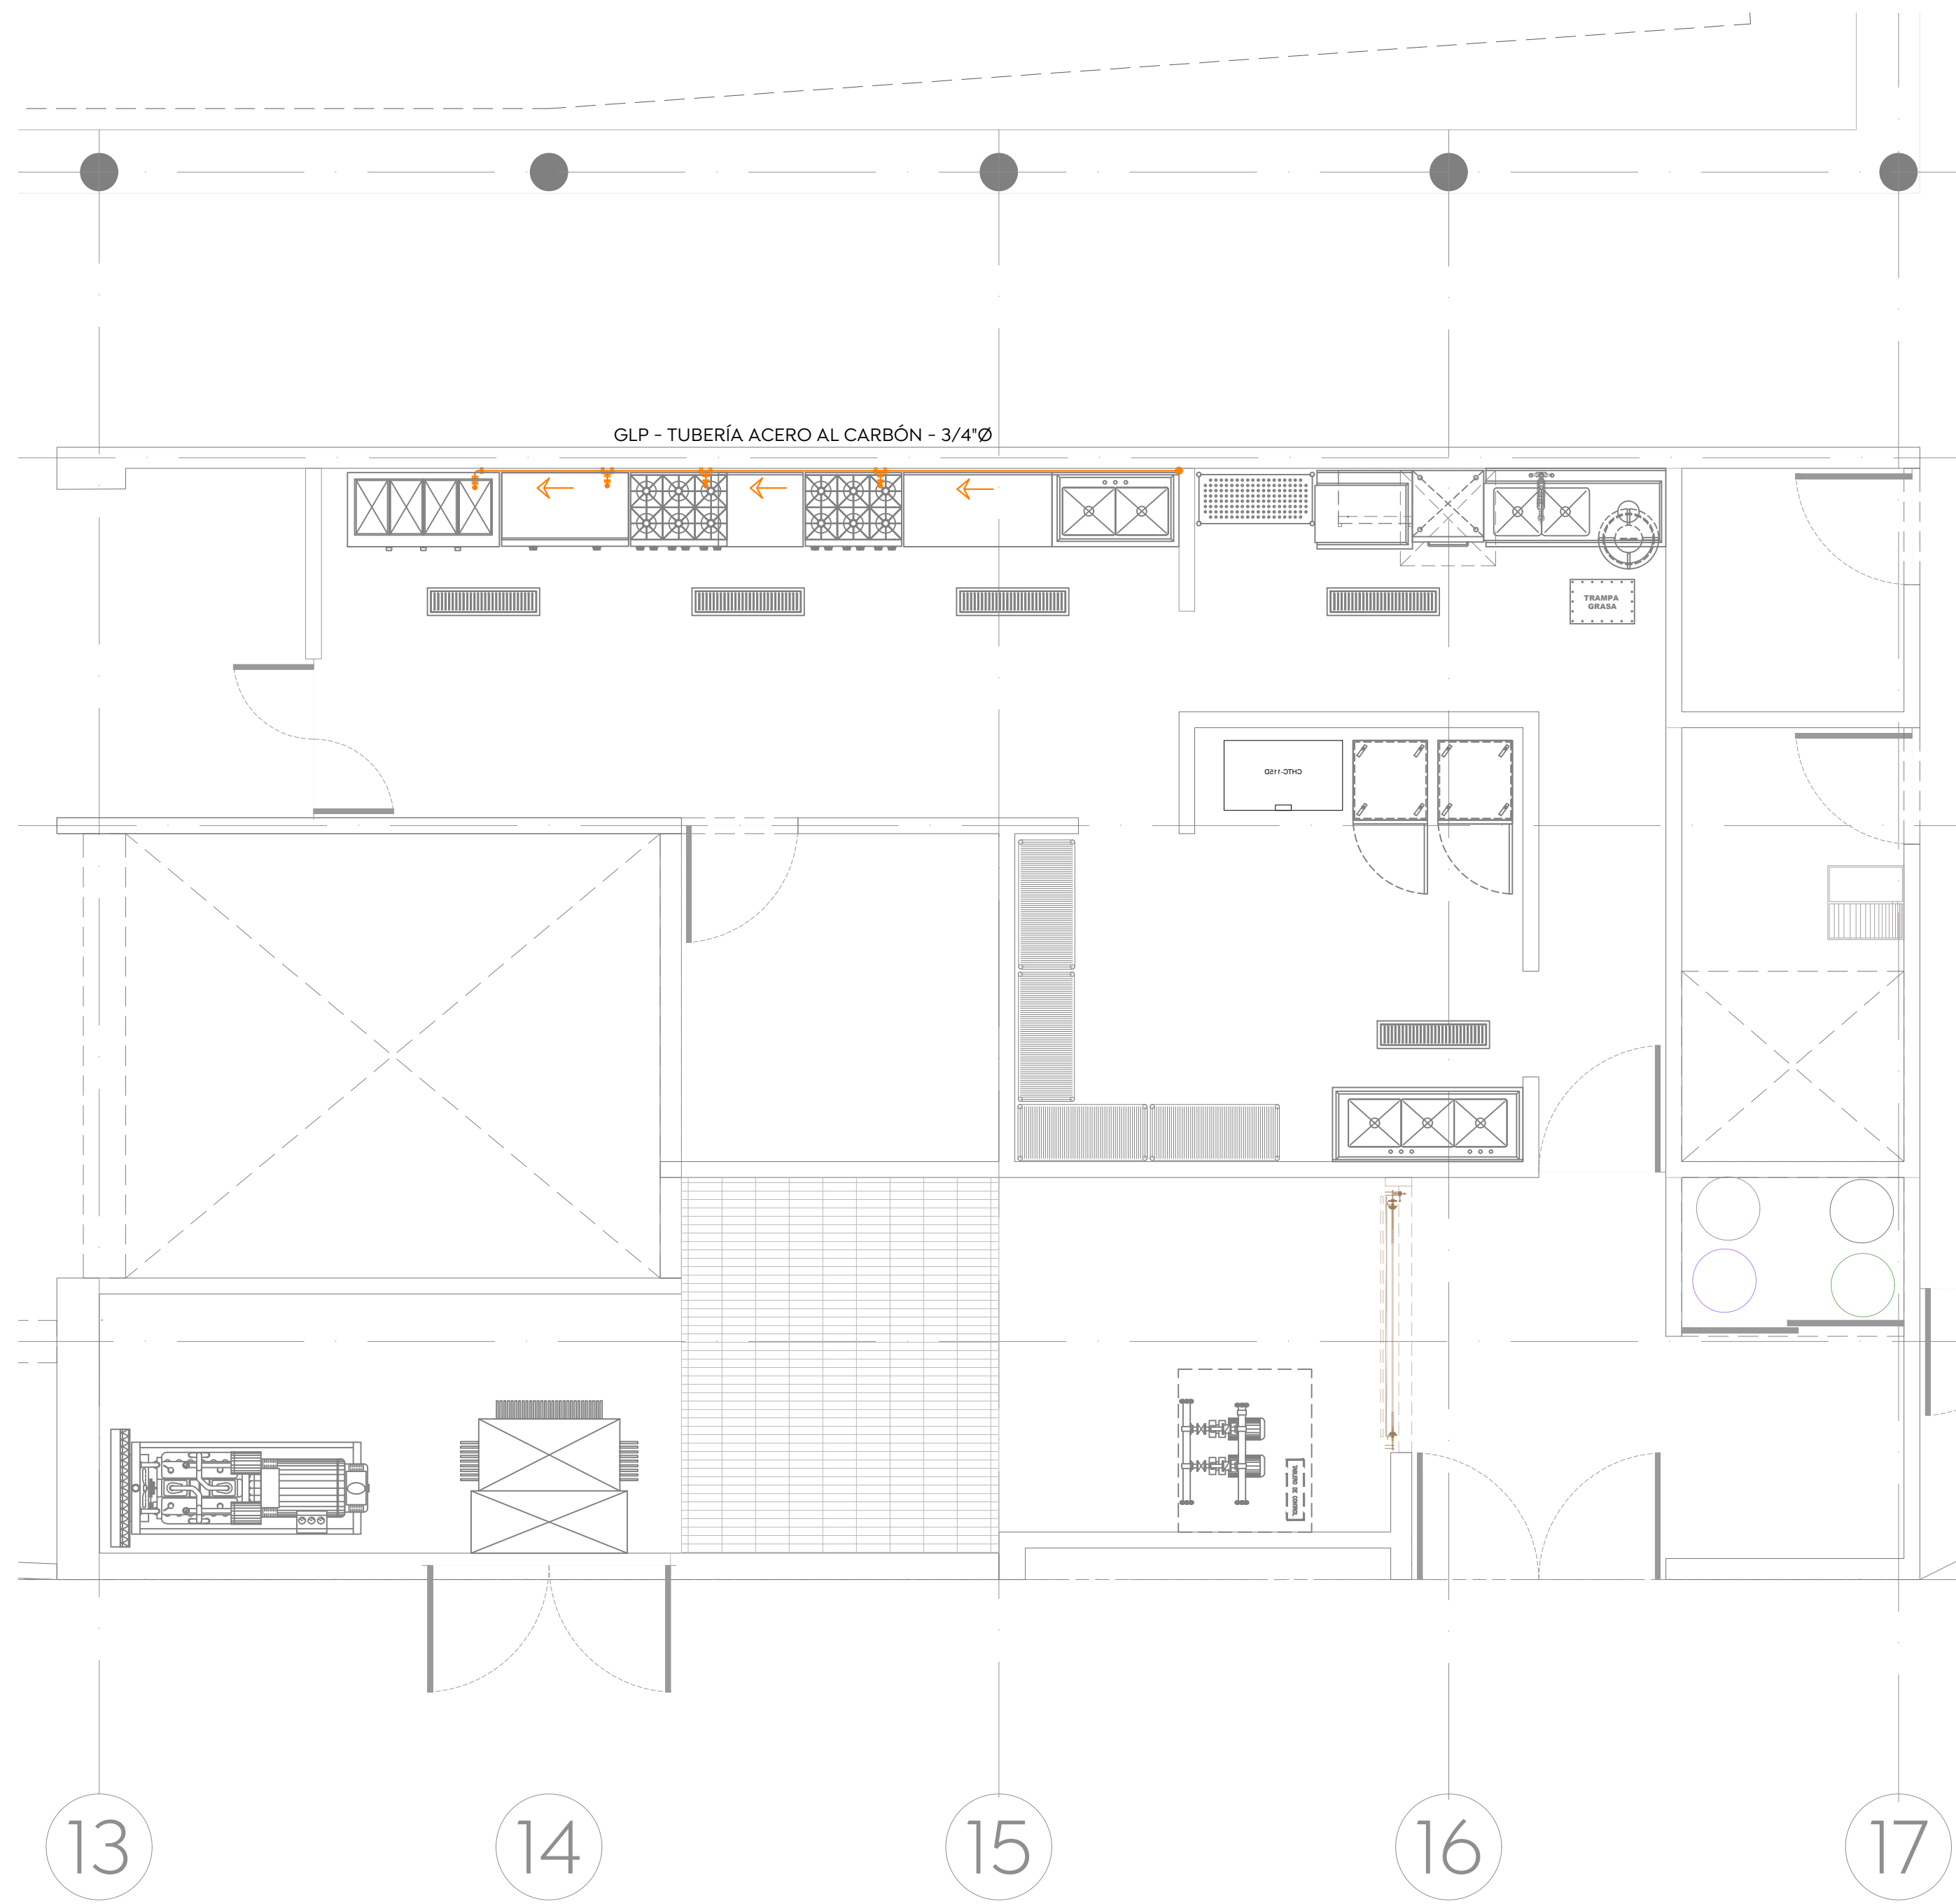

Planta Baja Instalación de Gas L.P.
 ESCALA 1:50

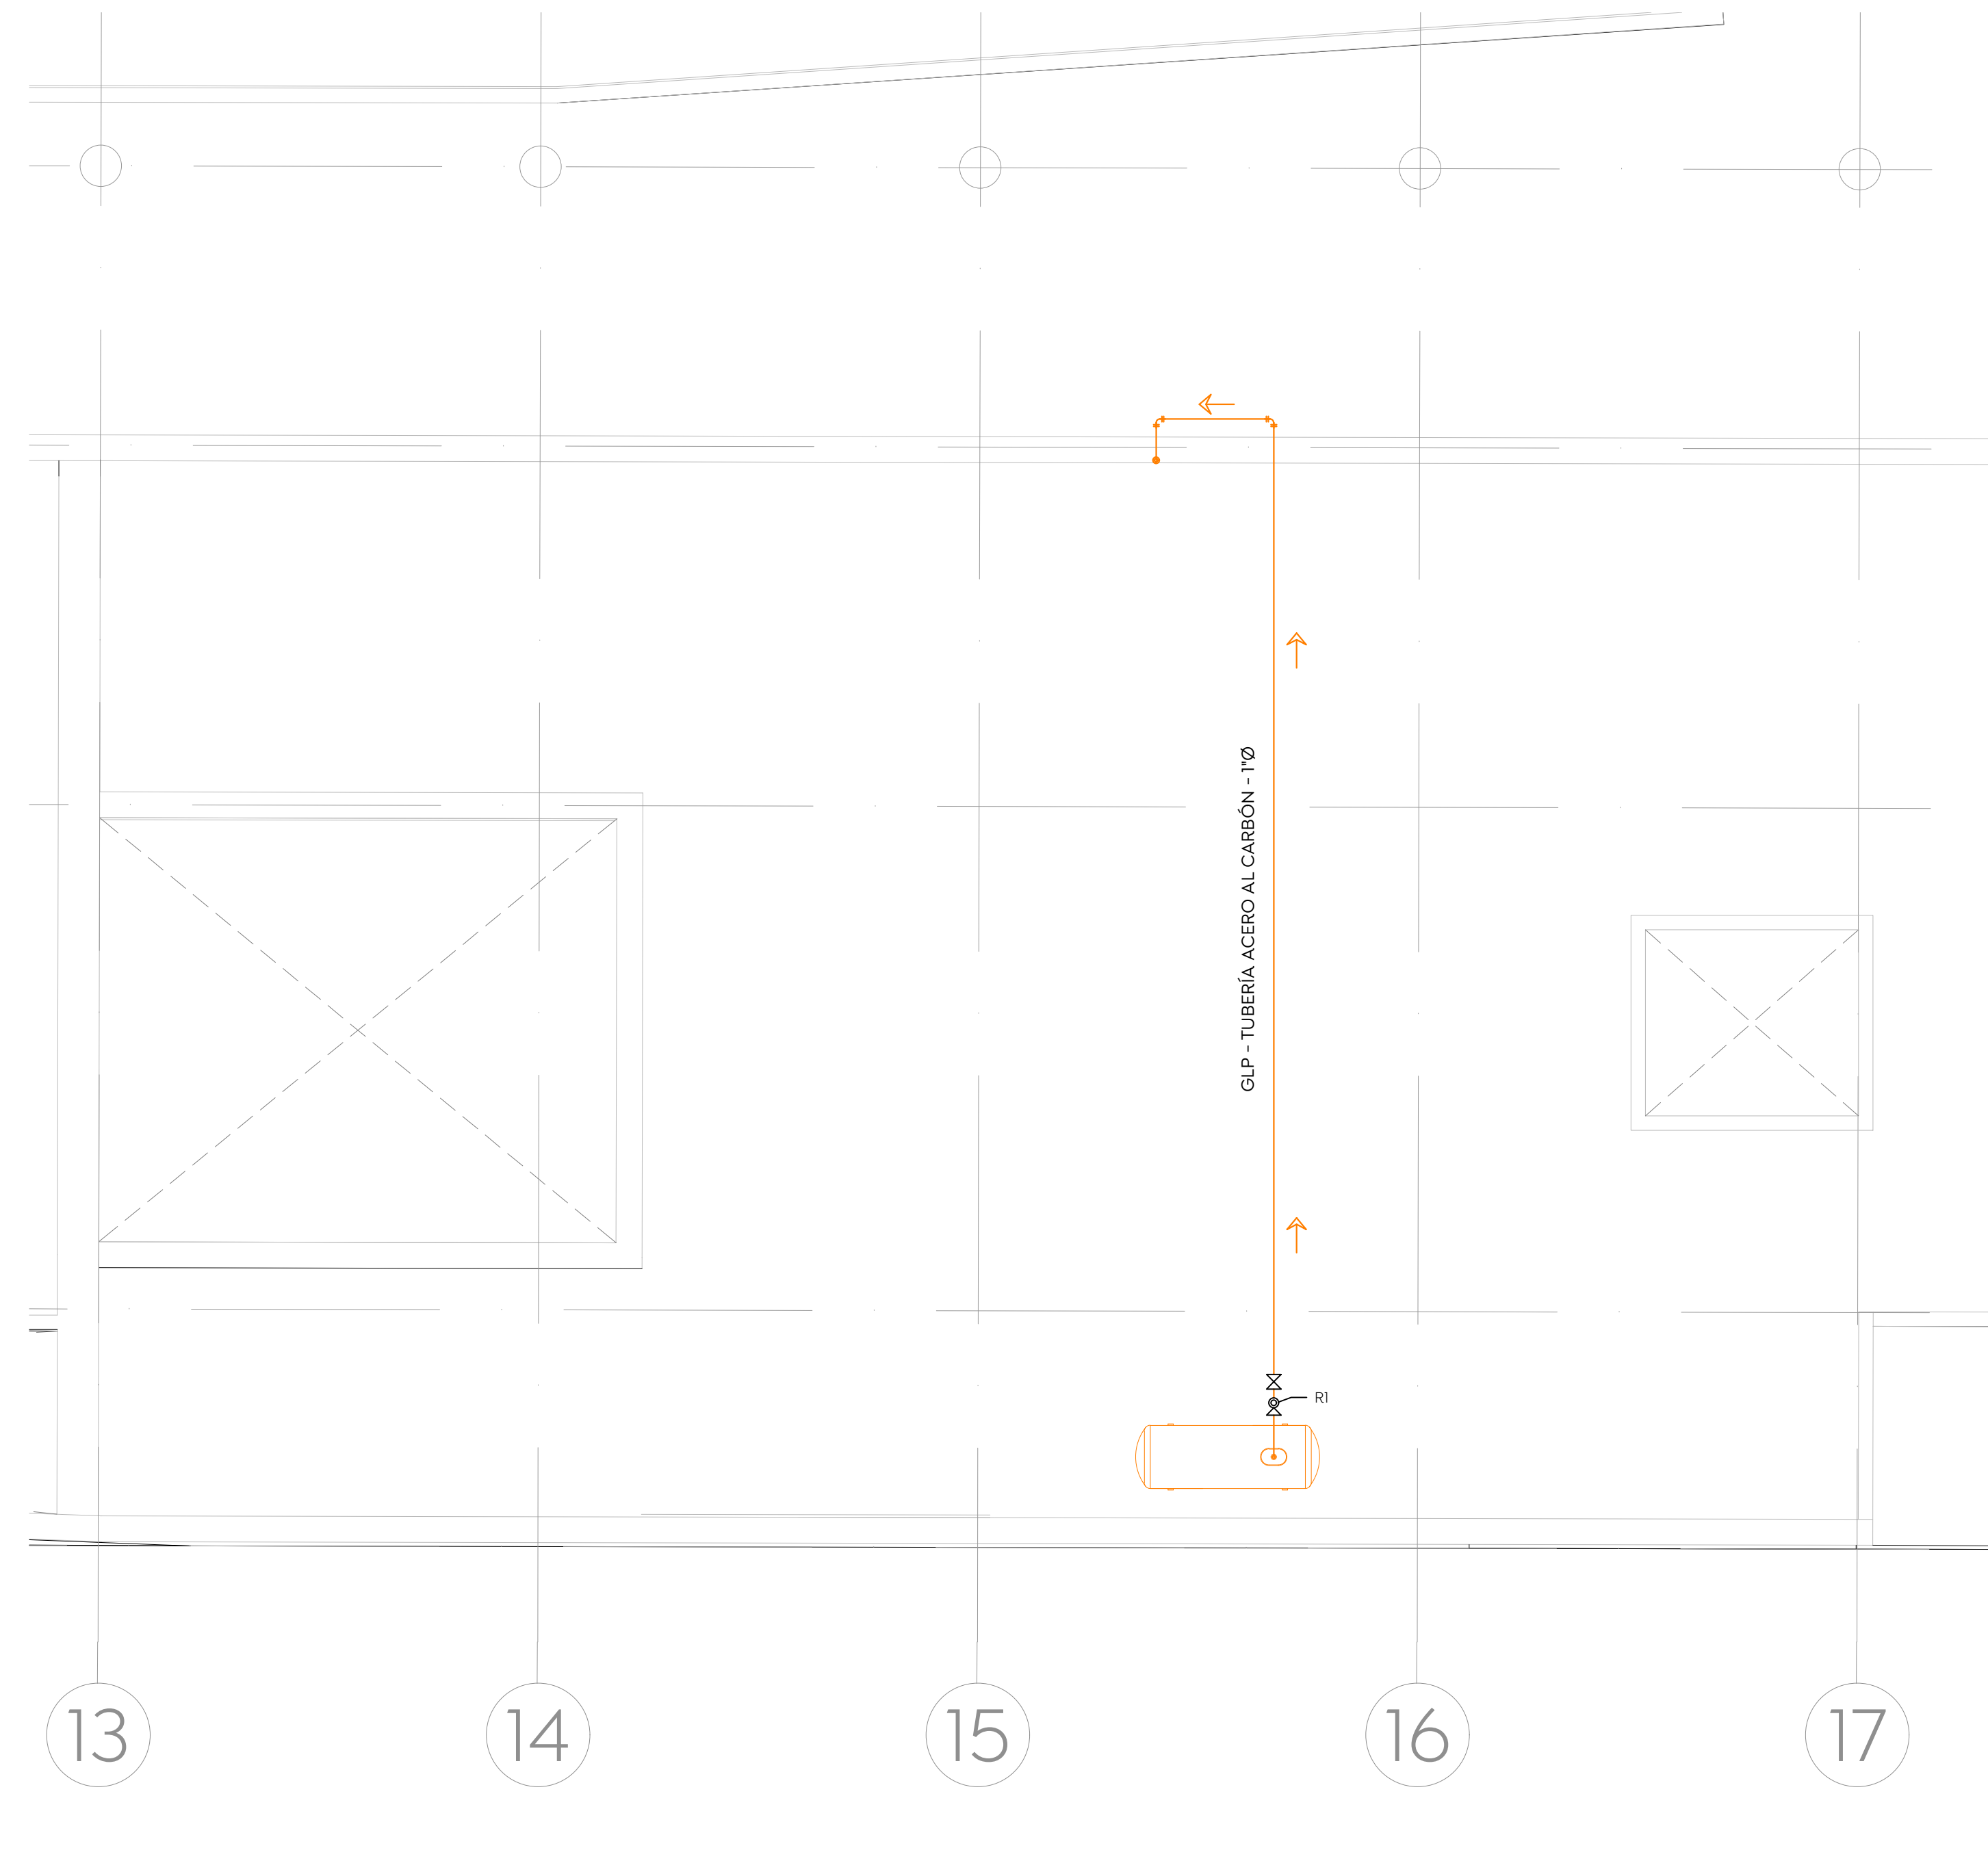

Planta Azotea Instalación de Gas L.P.
 ESCALA 1:50

Nombre del proyecto:
 Proyecto ejecutivo para el Centro de Desarrollo Infantil (CDI) No. 11, ubicado en la confluencia del boulevard Panamericano, colonia Tepeyac, Municipio de Zapopan, Jalisco.

Contenido del plano:

Instalación de Gas L.P.
 No. Contrato:

DOPI-MUN-RM-PROY-CI-014-2023

Empresa:
JAVAX CONSULTORES S.A. DE C.V.
 Arq. Arturo Distancia Sánchez.

Supervisor del proyecto:
 Arq. Alejandro Tapia Olarra

Ubicación:
 Col. Tepeyac, Zapopan, Jalisco

Norte:
 Fecha: Abril-2023

Escala: Como se indica

Acotaciones: Metros Clave: Número:
 Revisión: 03 **IG-01**