


Especificaciones:

NOTA:
 1.- PARA EVITAR LA PROPAGACIÓN DE FUEGO, HUMOS O GASES TÓXICOS ENTRE UN ESPACIO Y OTRO, SE DEBERÁN TAPAR O SELLAR TODOS LOS HUECOS, PASOS Y ABERTURAS EN PAREDES, PISOS O TECHOS CON UN SISTEMA CONTRAFUEGO LISTADO UL-RESISTENTE AL FUEGO POR UN MÍNIMO DE 2 HORAS
 2.- VER DETALLE ISOMÉTRICO DE INSTALACIÓN SISTEMA PLUVIAL EN PLANO IP-01B
 BAP = BAJANTE DE AGUAS PLUVIALES

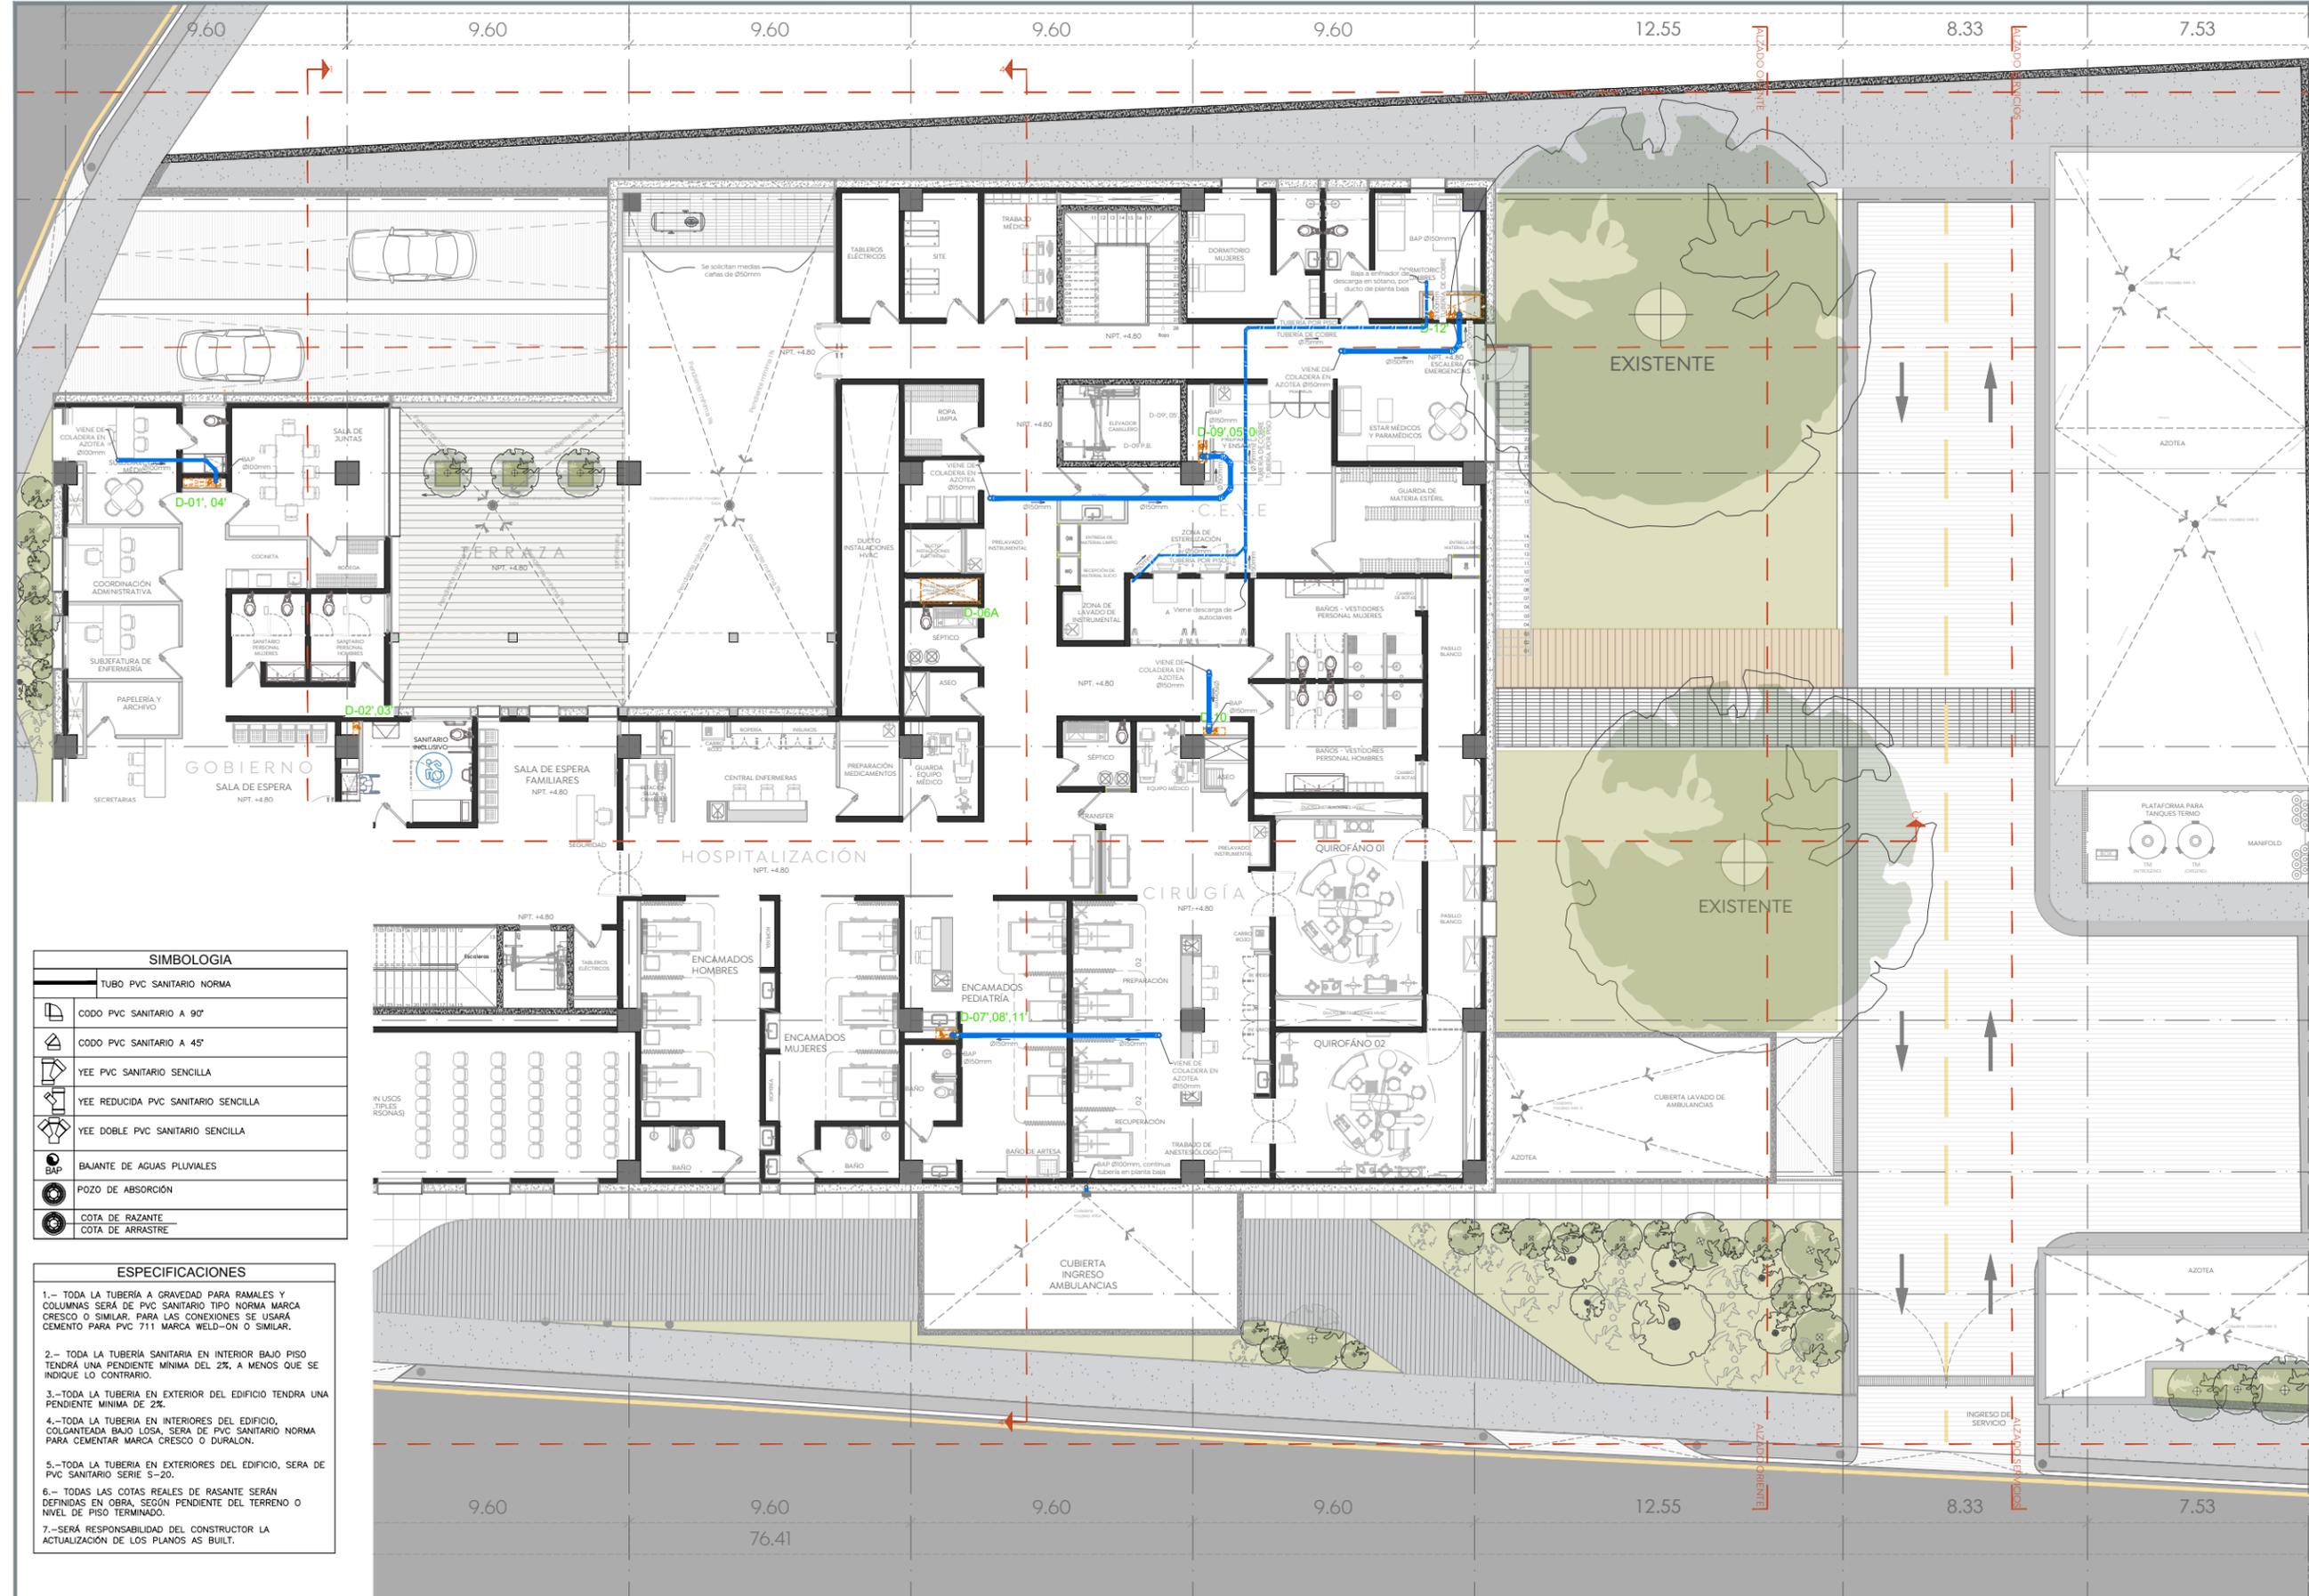

SIMBOLOGÍA

	TUBO PVC SANITARIO NORMA
	CODO PVC SANITARIO A 90°
	CODO PVC SANITARIO A 45°
	YEE PVC SANITARIO SENCILLA
	YEE REDUCIDA PVC SANITARIO SENCILLA
	YEE DOBLE PVC SANITARIO SENCILLA
	BAJANTE DE AGUAS PLUVIALES
	POZO DE ABSORCIÓN
	COTA DE RAZANTE
	COTA DE ARRASTRE

- ESPECIFICACIONES**
- 1.- TODA LA TUBERÍA A GRAVEDAD PARA RAMALES Y COLUMNAS SERÁ DE PVC SANITARIO TIPO NORMA MARCA CRESCO O SIMILAR. PARA LAS CONEXIONES SE USARÁ CEMENTO PARA PVC 711 MARCA WELD-ON O SIMILAR.
 - 2.- TODA LA TUBERÍA SANITARIA EN INTERIOR BAJO PISO TENDRÁ UNA PENDIENTE MÍNIMA DEL 2%, A MENOS QUE SE INDIQUE LO CONTRARIO.
 - 3.- TODA LA TUBERÍA EN EXTERIOR DEL EDIFICIO TENDRÁ UNA PENDIENTE MÍNIMA DE 2%.
 - 4.- TODA LA TUBERÍA EN INTERIORES DEL EDIFICIO, COLGANTEADA BAJO LOSA, SERÁ DE PVC SANITARIO NORMA PARA CEMENTAR MARCA CRESCO O DURALON.
 - 5.- TODA LA TUBERÍA EN EXTERIORES DEL EDIFICIO, SERÁ DE PVC SANITARIO SERIE S-20.
 - 6.- TODAS LAS COTAS REALES DE RASANTE SERÁN DEFINIDAS EN OBRA, SEGÚN PENDIENTE DEL TERRENO O NIVEL DE PISO TERMINADO.
 - 7.- SERÁ RESPONSABILIDAD DEL CONSTRUCTOR LA ACTUALIZACIÓN DE LOS PLANOS AS BUILT.

Nombre del proyecto:
 Construcción de la Cruz Verde (Hospitalito Sur) y obras complementarias, etapa 01, ubicada en la confluencia de la Av. Moctezuma y calle Hidalgo, colonia Hacienda del Tepeyac, Municipio de Zapopan, Jalisco.

Contenido del plano:
 Instalación sistema pluvial en planta alta

No. Contrato:
 DOPI-MUN-CUSMAX-IM-LP-117-2023

Director de Obras Públicas e Infraestructura:
 Ing. Ismael Jáuregui Castañeda

Jefe de la Unidad de Estudios y Proyectos:
 Arq. Edwin Aguilar Escatel

Jefe de área: Ing. Adhad Yigael Gurrola Soto
Responsable del proyecto: Ing. Andrés Martínez Gutiérrez

Ubicación:
 Avenida Moctezuma esquina Calle Hidalgo, Col. Hacienda del Tepeyac, Zapopan, Jalisco

North: 

Fecha: Octubre 2023
Escala: 1:100
Acotaciones: Metros **Clave:** Número:
Revisión: 01 **IP-02**

Instalación pluvial en planta alta
 Esc. 1:100