





 




 

 









- Especificaciones:**
-  SIMBOLOGIA HIDRANTES
 -  Hidrante de sobreponer, Modelo: 414-014
 -  Hidrante de empotrar, Modelo: 414-015
 -  Tubería de Acero de ced. 10 (diámetro ver en plantas)
 -  Tubería de CPVC 4"Ø
 -  válvula liberadora de aire de 3/4" serie 34
 -  Válvula mariposa
 -  Simbología de Hidrante
 -  Simbología y Numero de Toma Siamesa
 -  Indica símbolo
 -  Indica Diámetro del hueco
 -  Indica símbolo
 -  Indica Diámetro del hueco
 -  Cobertura de manguera
 -  Atraque de concreto para tubería de loop subterráneo
 -  Codo a 90° Ranurado
 -  Codo a 45° Ranurado
 -  Cople Ranurado
 -  Tee Ranurada
 -  Soporte Axial tipo pera
 -  Soporte Antisísmico Lateral
 -  Soporte Antisísmico Longitudinal


NOTAS:

- Las dimensiones o distancias de tuberías están en metros y son aproximadas, revisar su dimensión o distancia exacta en obra
- Los diámetros en Tuberías son en pulgadas.
- Las condiciones existentes en Obra con la posición de Muros, Trabes, Columnas, vigas o cualquier elemento arquitectónico o de alguna otra instalación deberán tomarse en cuenta para determinar la trayectoria final de las tuberías.
- El nivel de cto de Bombas en los planos de detalles se toma con N.P.T.± 0.00


Nombre del proyecto: Construcción del centro de atención, acompañamiento y desarrollo para personas con trastorno del espectro autista y obras complementarias, etapa 01, prolongación Av. Guadalupe/privada Guadalupe, colonia Colinas de la Primavera, Municipio de Zapopan, Jalisco

 Contenido del plano:


Planta Baja Sistema de Hidrantes y Detalles	
No. Contrato: DOPH-MUN-CUSMAX-IM-LP-116-2023	
Director de Obras Públicas e Infraestructura: Ing. Ismael Jáuregui Castañeda	
Jefe de la Unidad de Estudios y Proyectos: Arq. Edwin Aguiar Escatel	
Jefe de área: Ing. Adhadygael Gurrola Soto	Responsable del proyecto: Ing. Andrés Martínez Gutierrez
Ubicación: ProL. Av. Guadalupe S/N, Colonia Colinas de la Primavera, C.P. 45066, Zapopan, Jalisco	
Fecha: Agosto 2023	Revisión: 01
Escala: 1:100	Clave: PCI-03
Acotaciones: Metros	Número:

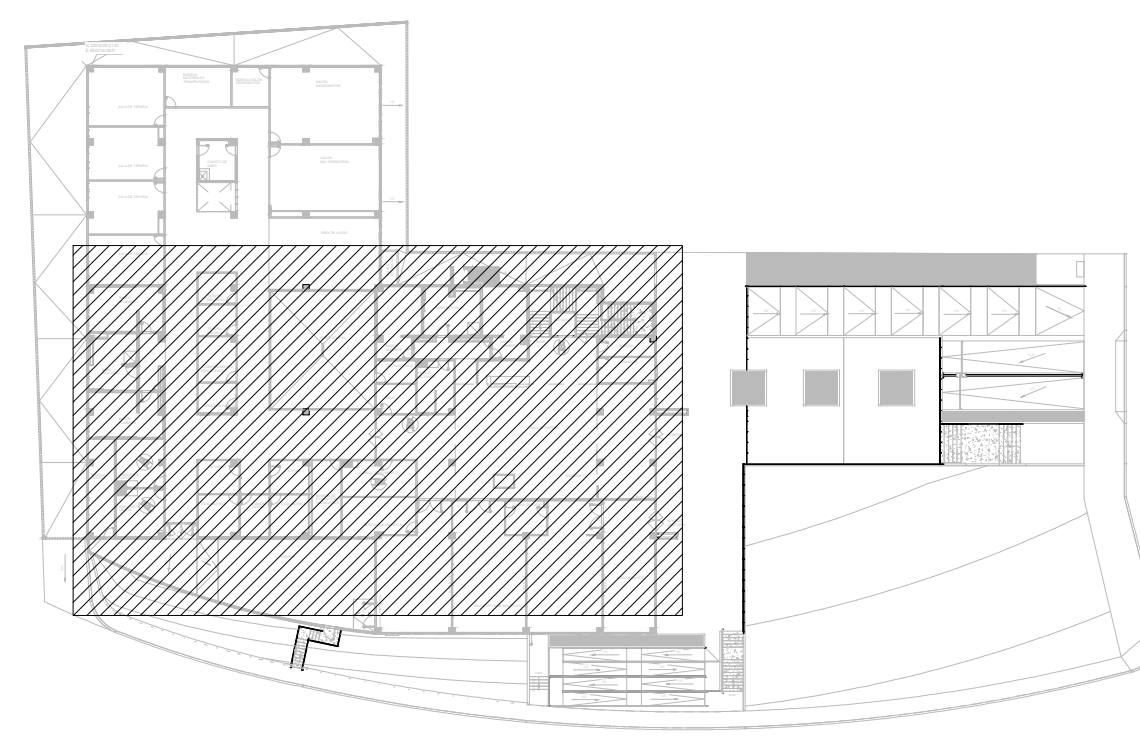


Planta Baja
Planta de Ubicación
Esc. Sin

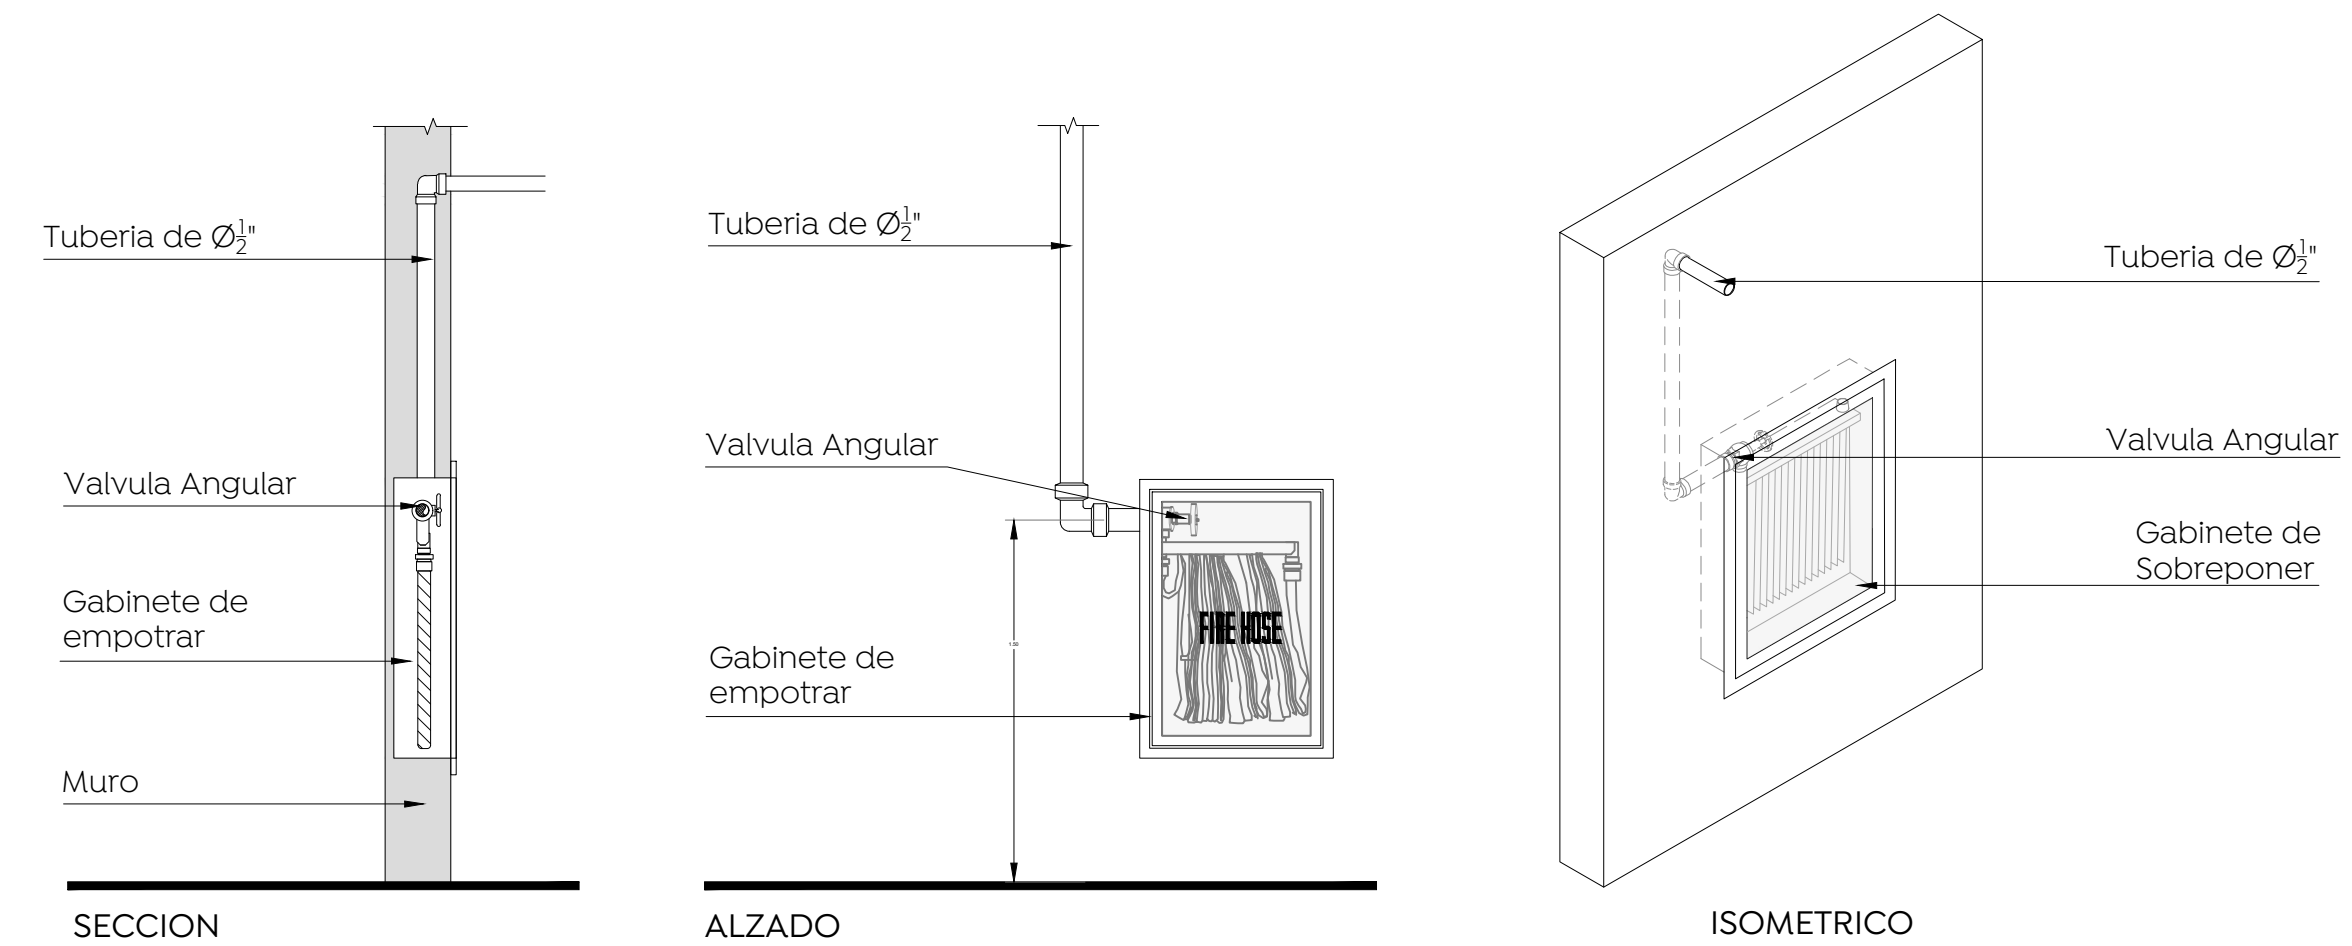


Detalle Hidrante de Empotrar
Esc. Sin

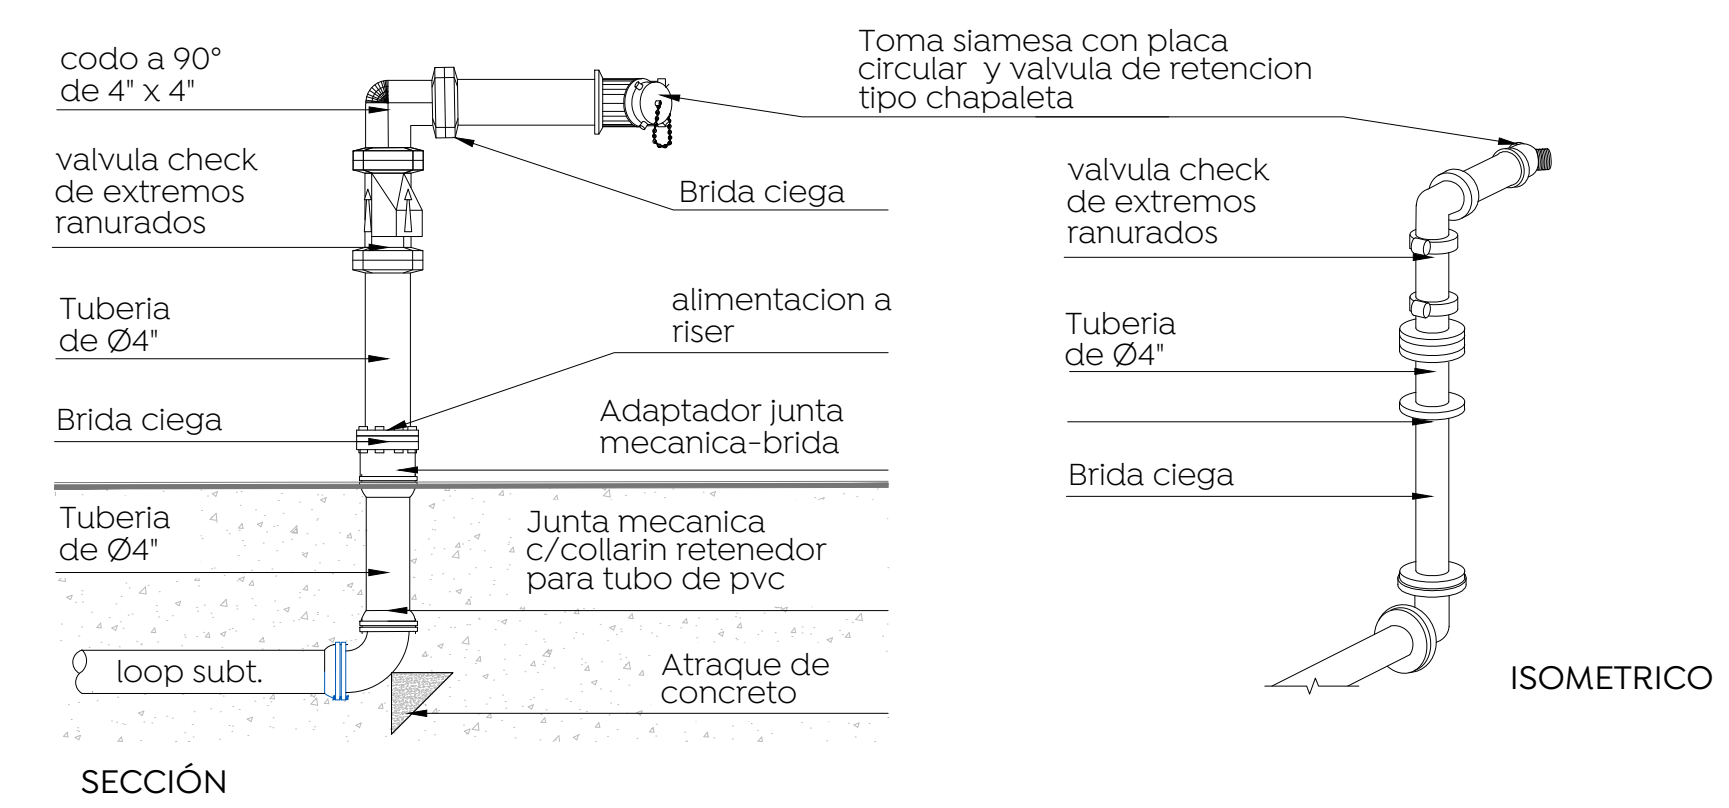


Detalle Toma siamesa
Esc. Sin

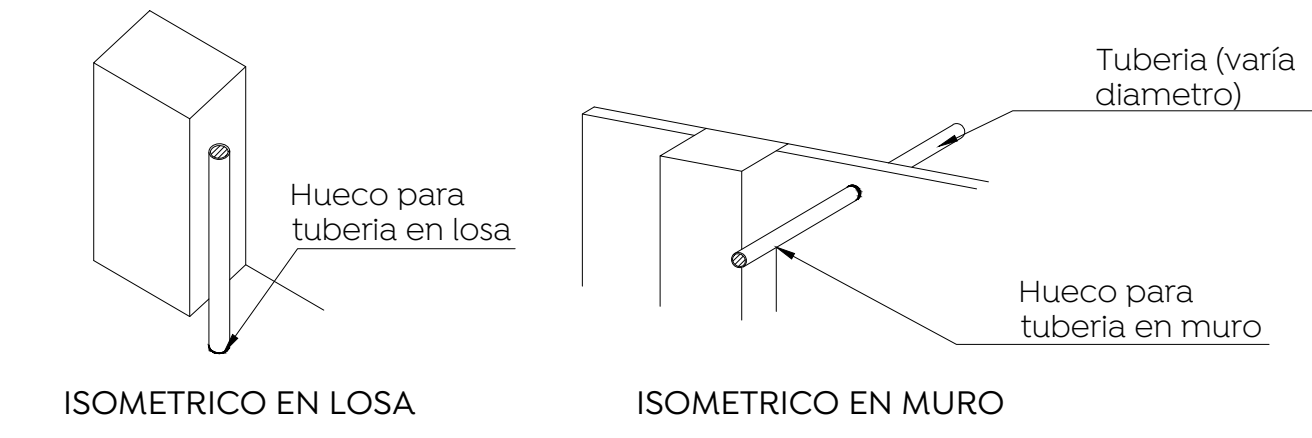


Detalle Huecos en Losa y Muros
Esc. Sin

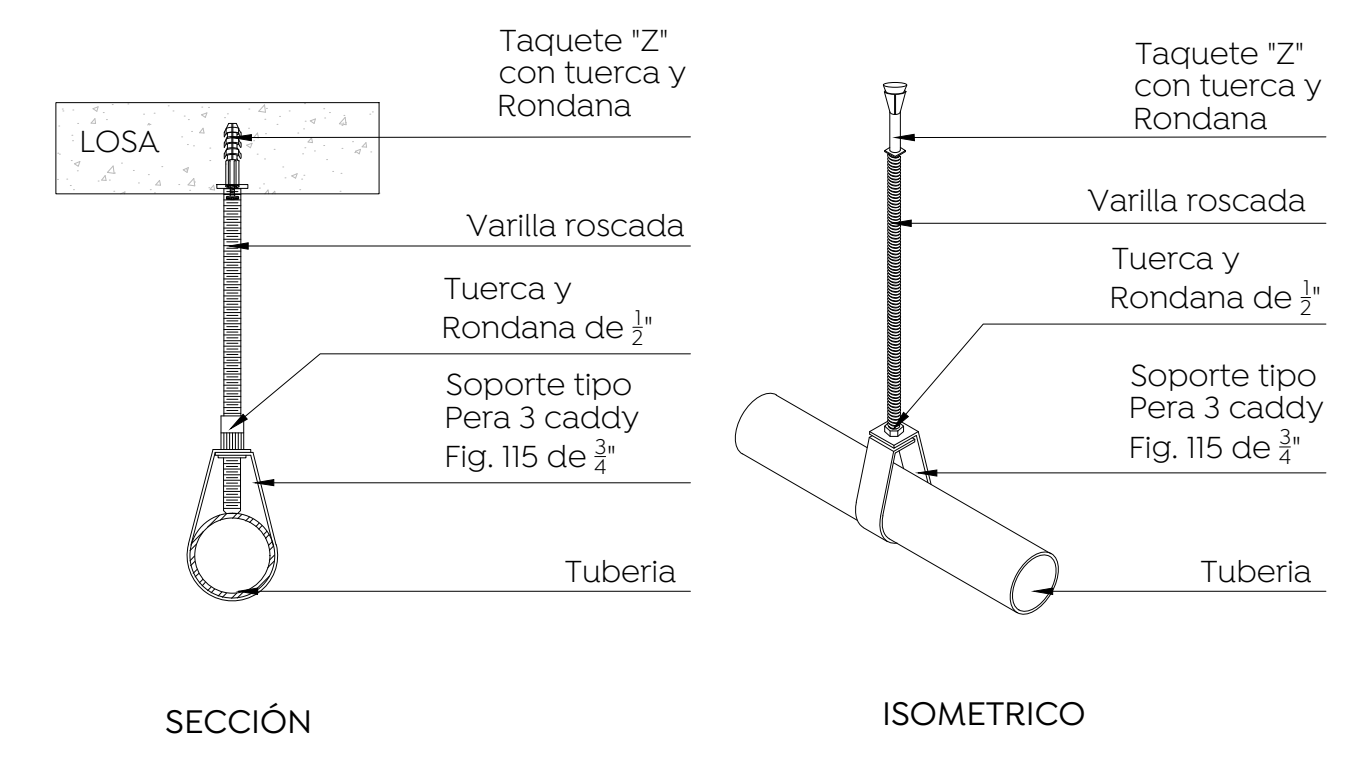

Detalle Soporte tipo pera
Esc. Sin

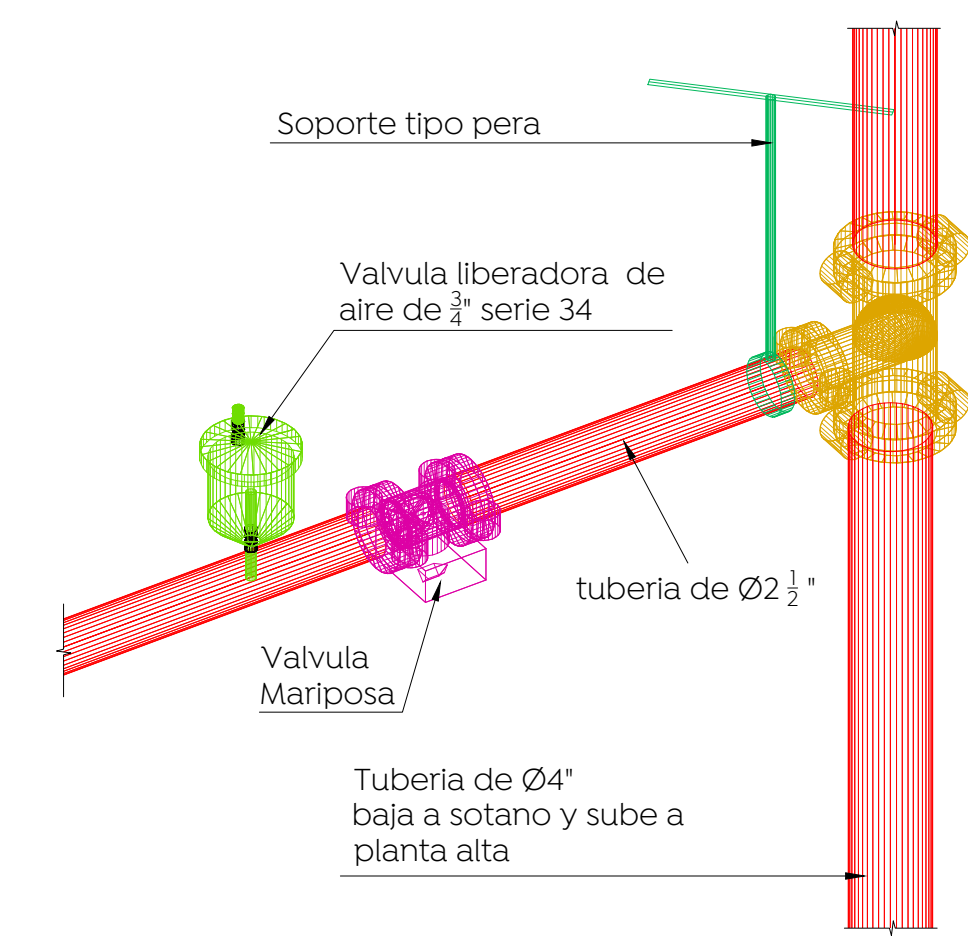

Detalle Válvulas
Escala :1:10

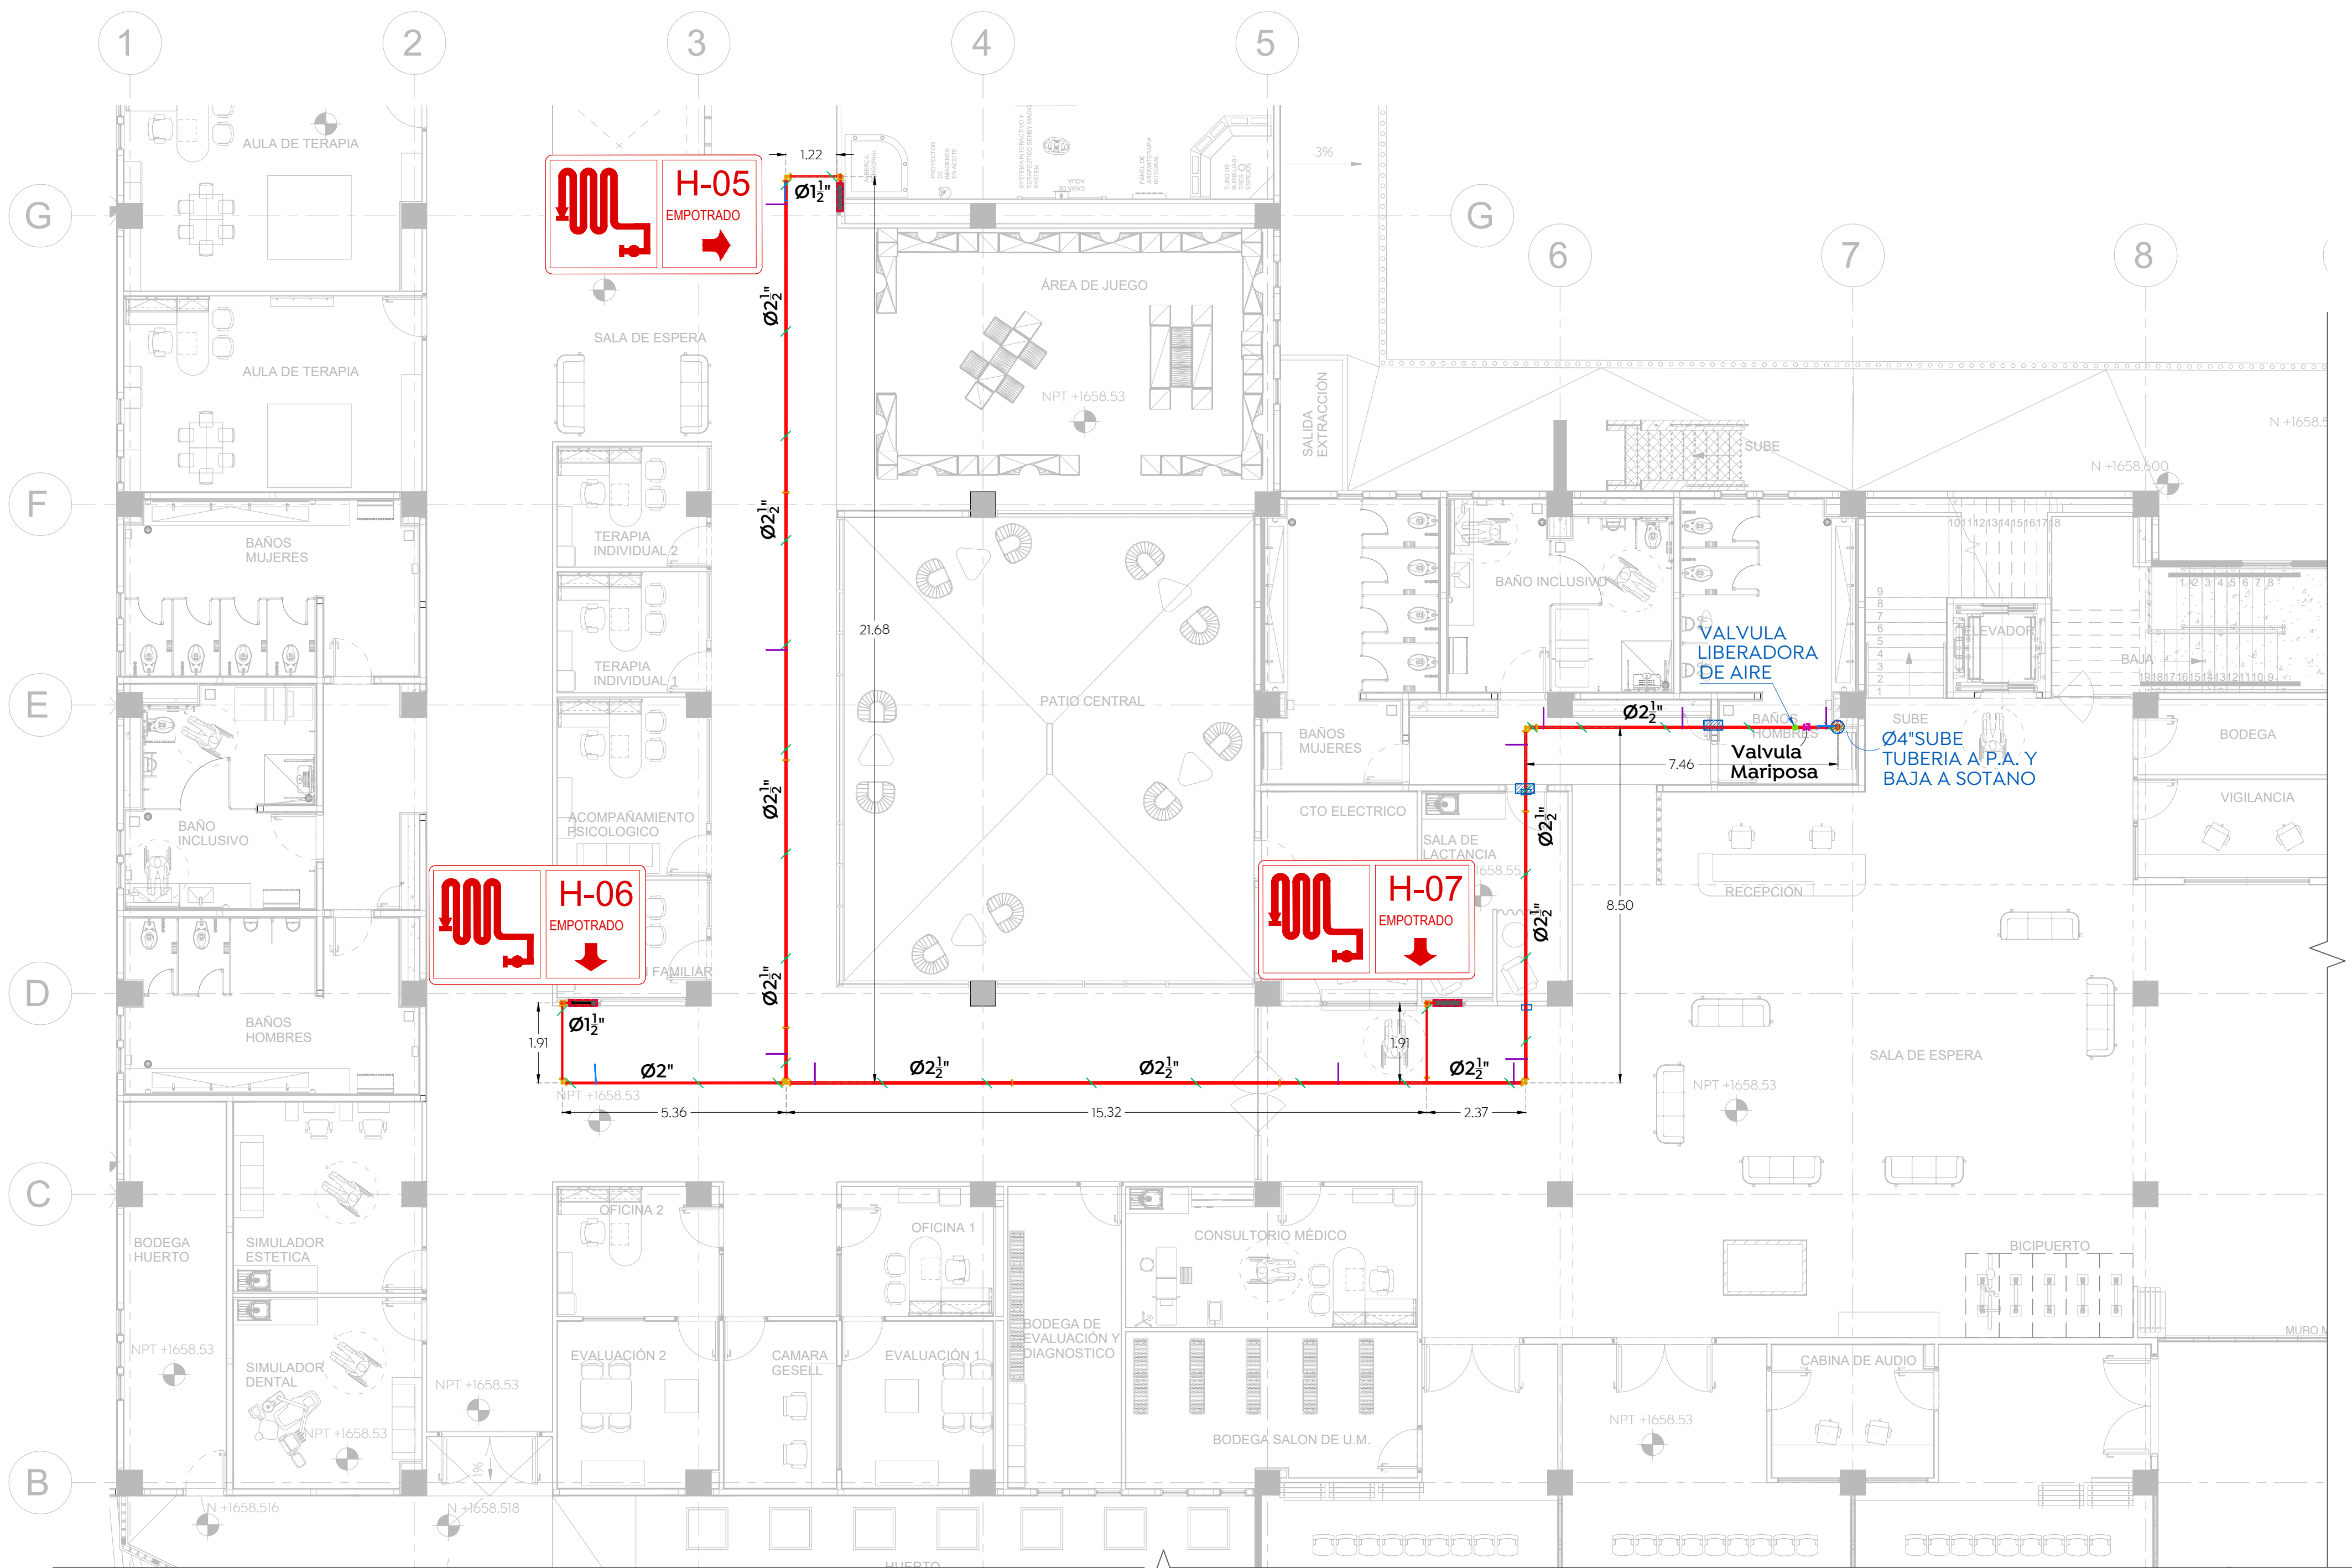

Planta Baja
Planta de Protección Contra Incendios
Esc. 1:100