





**ESPECIFICACIONES:**  
**SIMBOLOGIA EXTINTORES**


	Extintor Portatil de polvo Químico seco, Modelo: 819-LES006PQS. Capacidad de 6 kg. para fuego tipo A, B y C
	Extintor Portatil de CO2, Modelo: 819-LES006CO. Capacidad de 6 kgs. para fuegos tipo A, B y C




**Detalle del Bote Porta Extintor Esc. Sin**

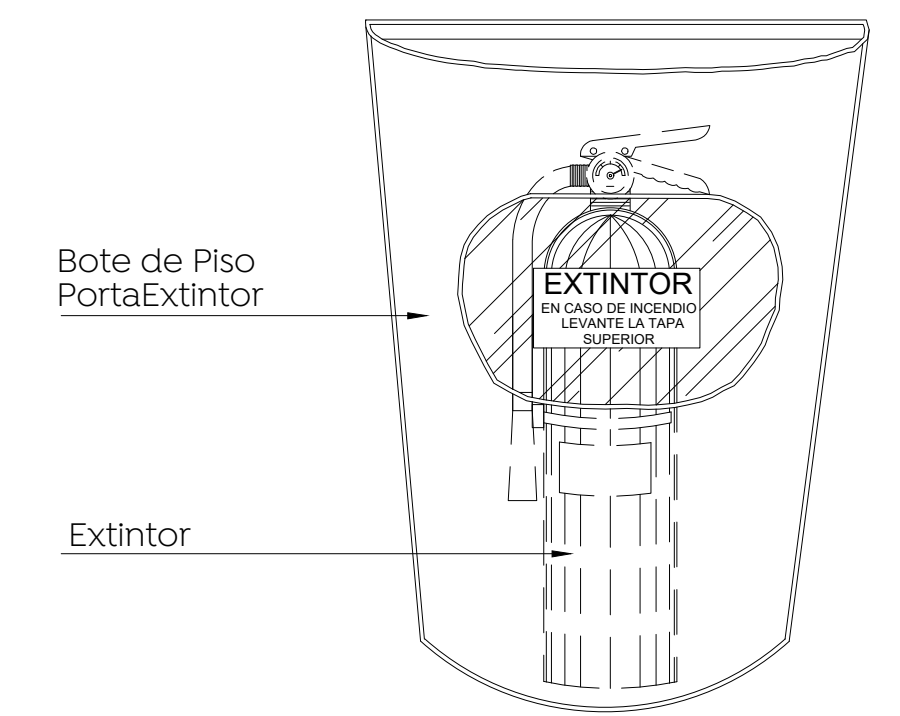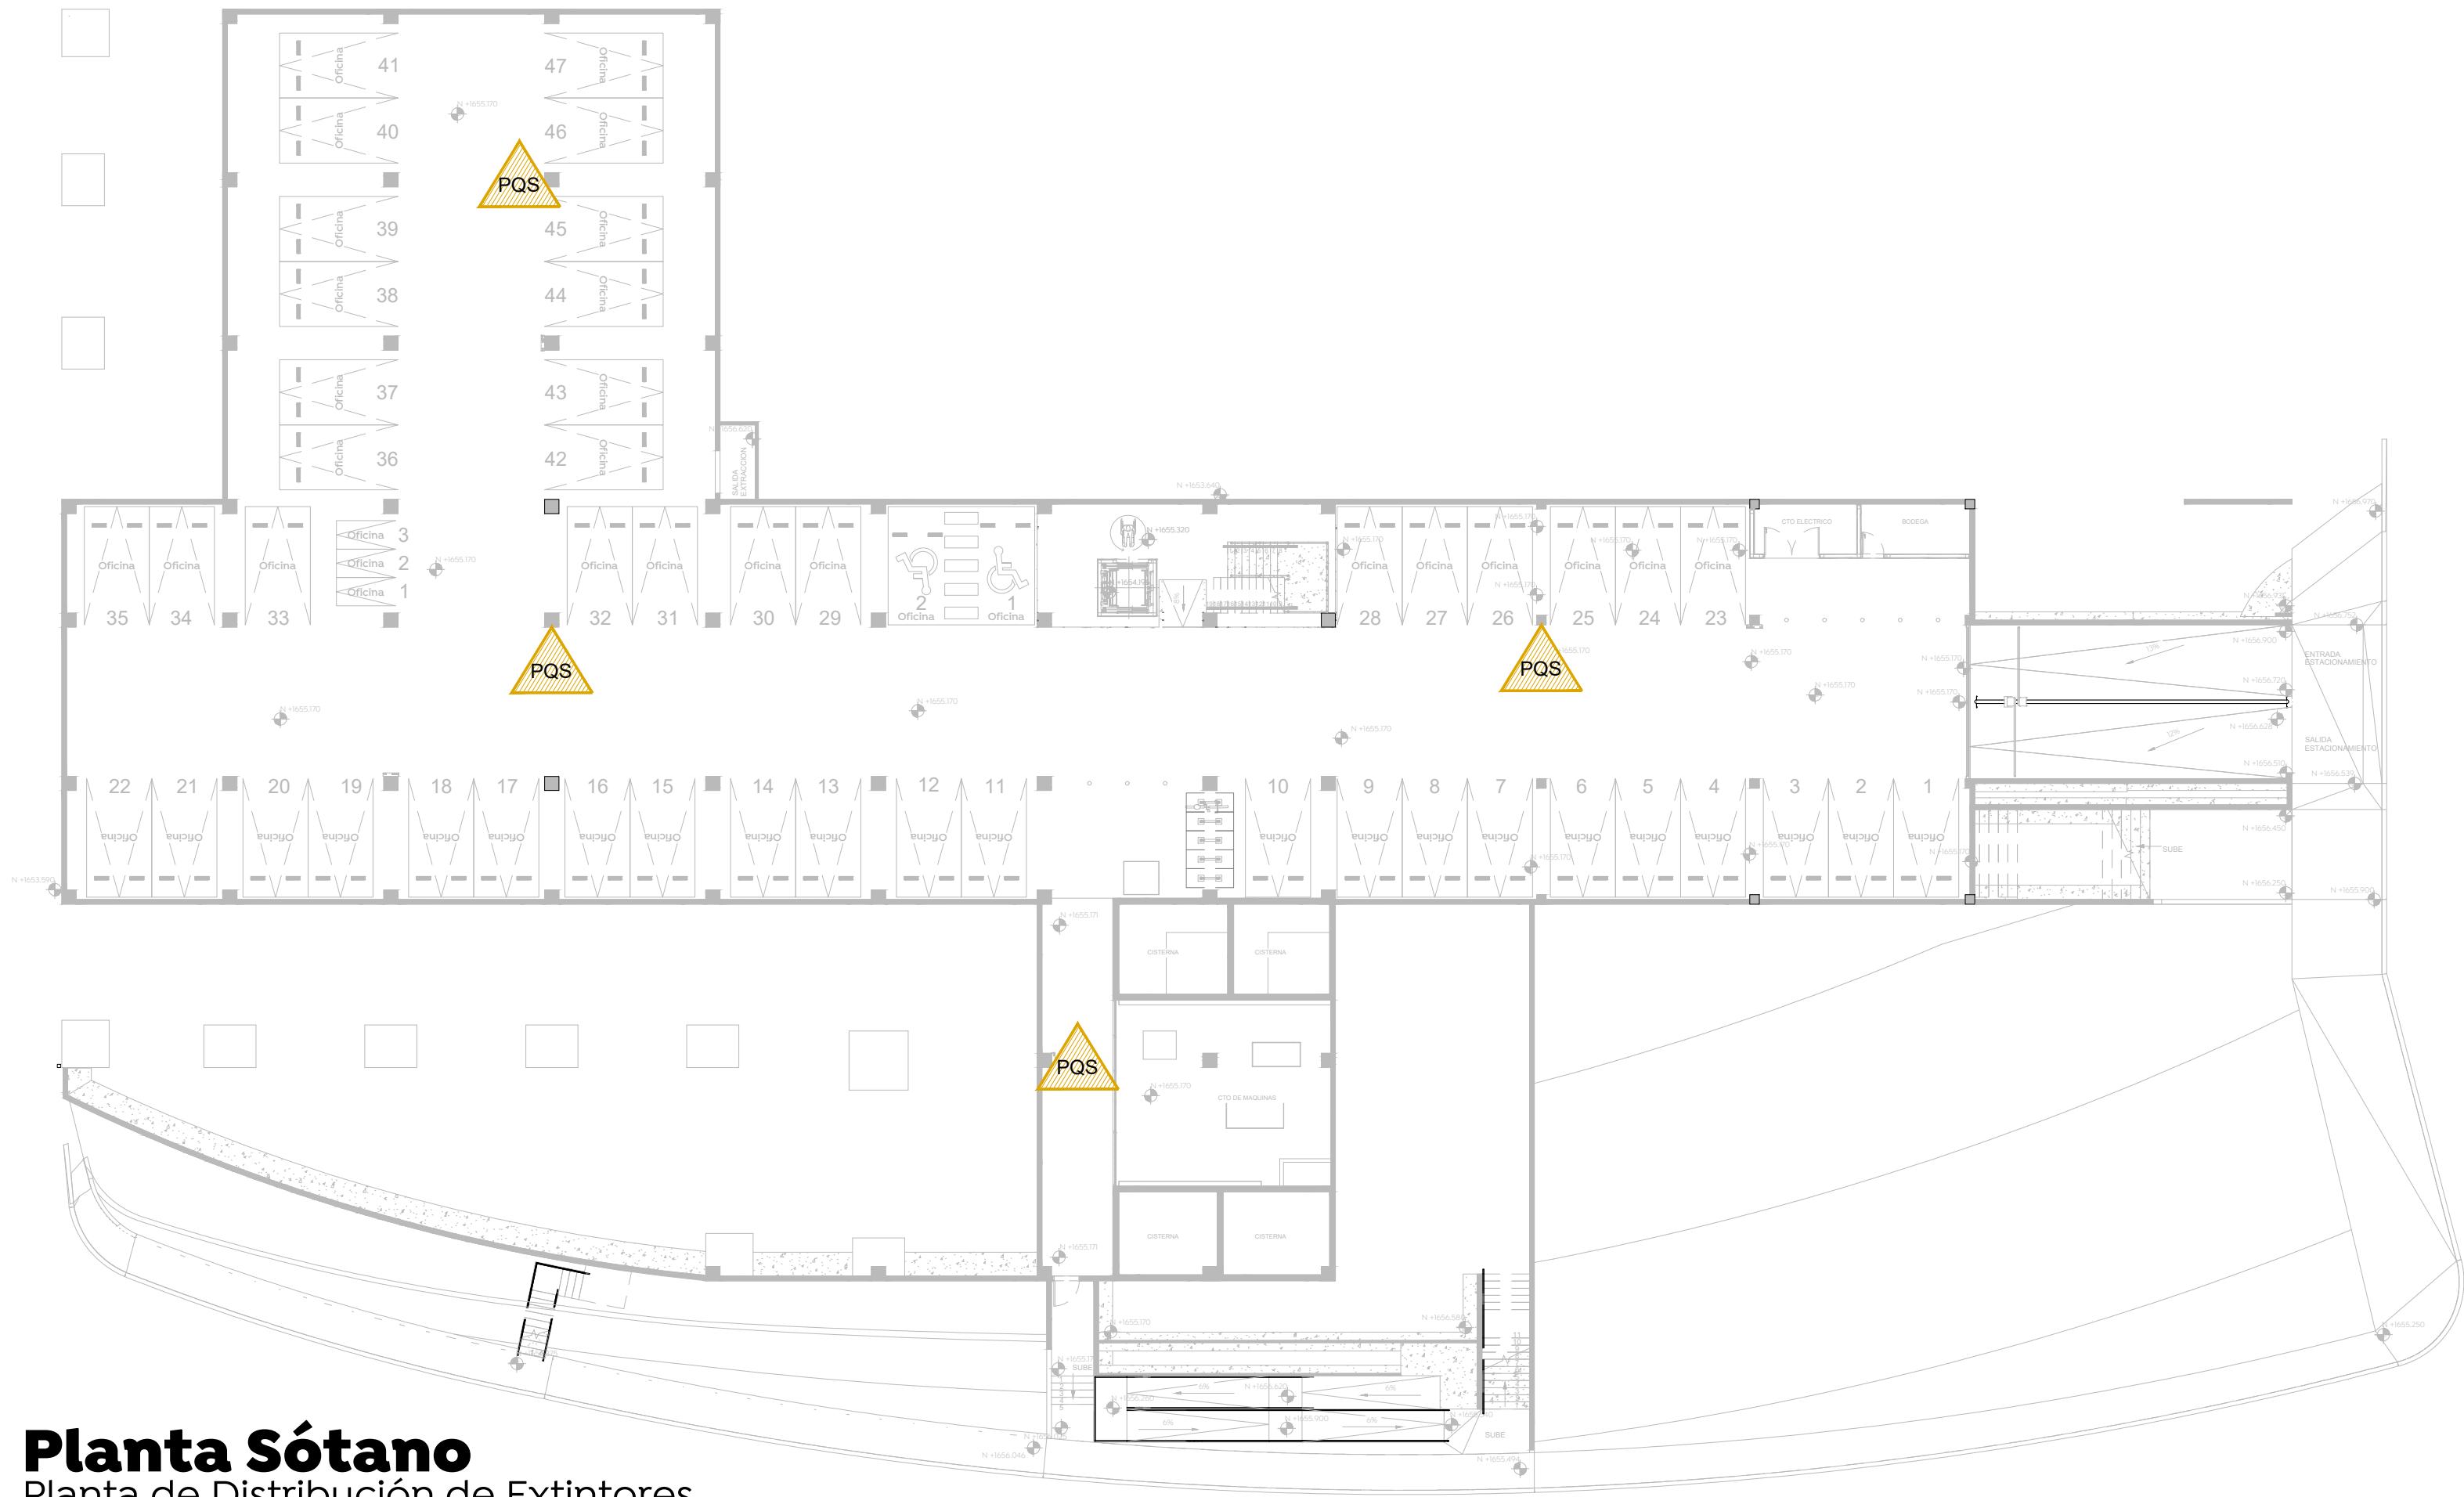


**Planta Sótano**  
Planta de Distribución de Extintores  
Esc. 1:250

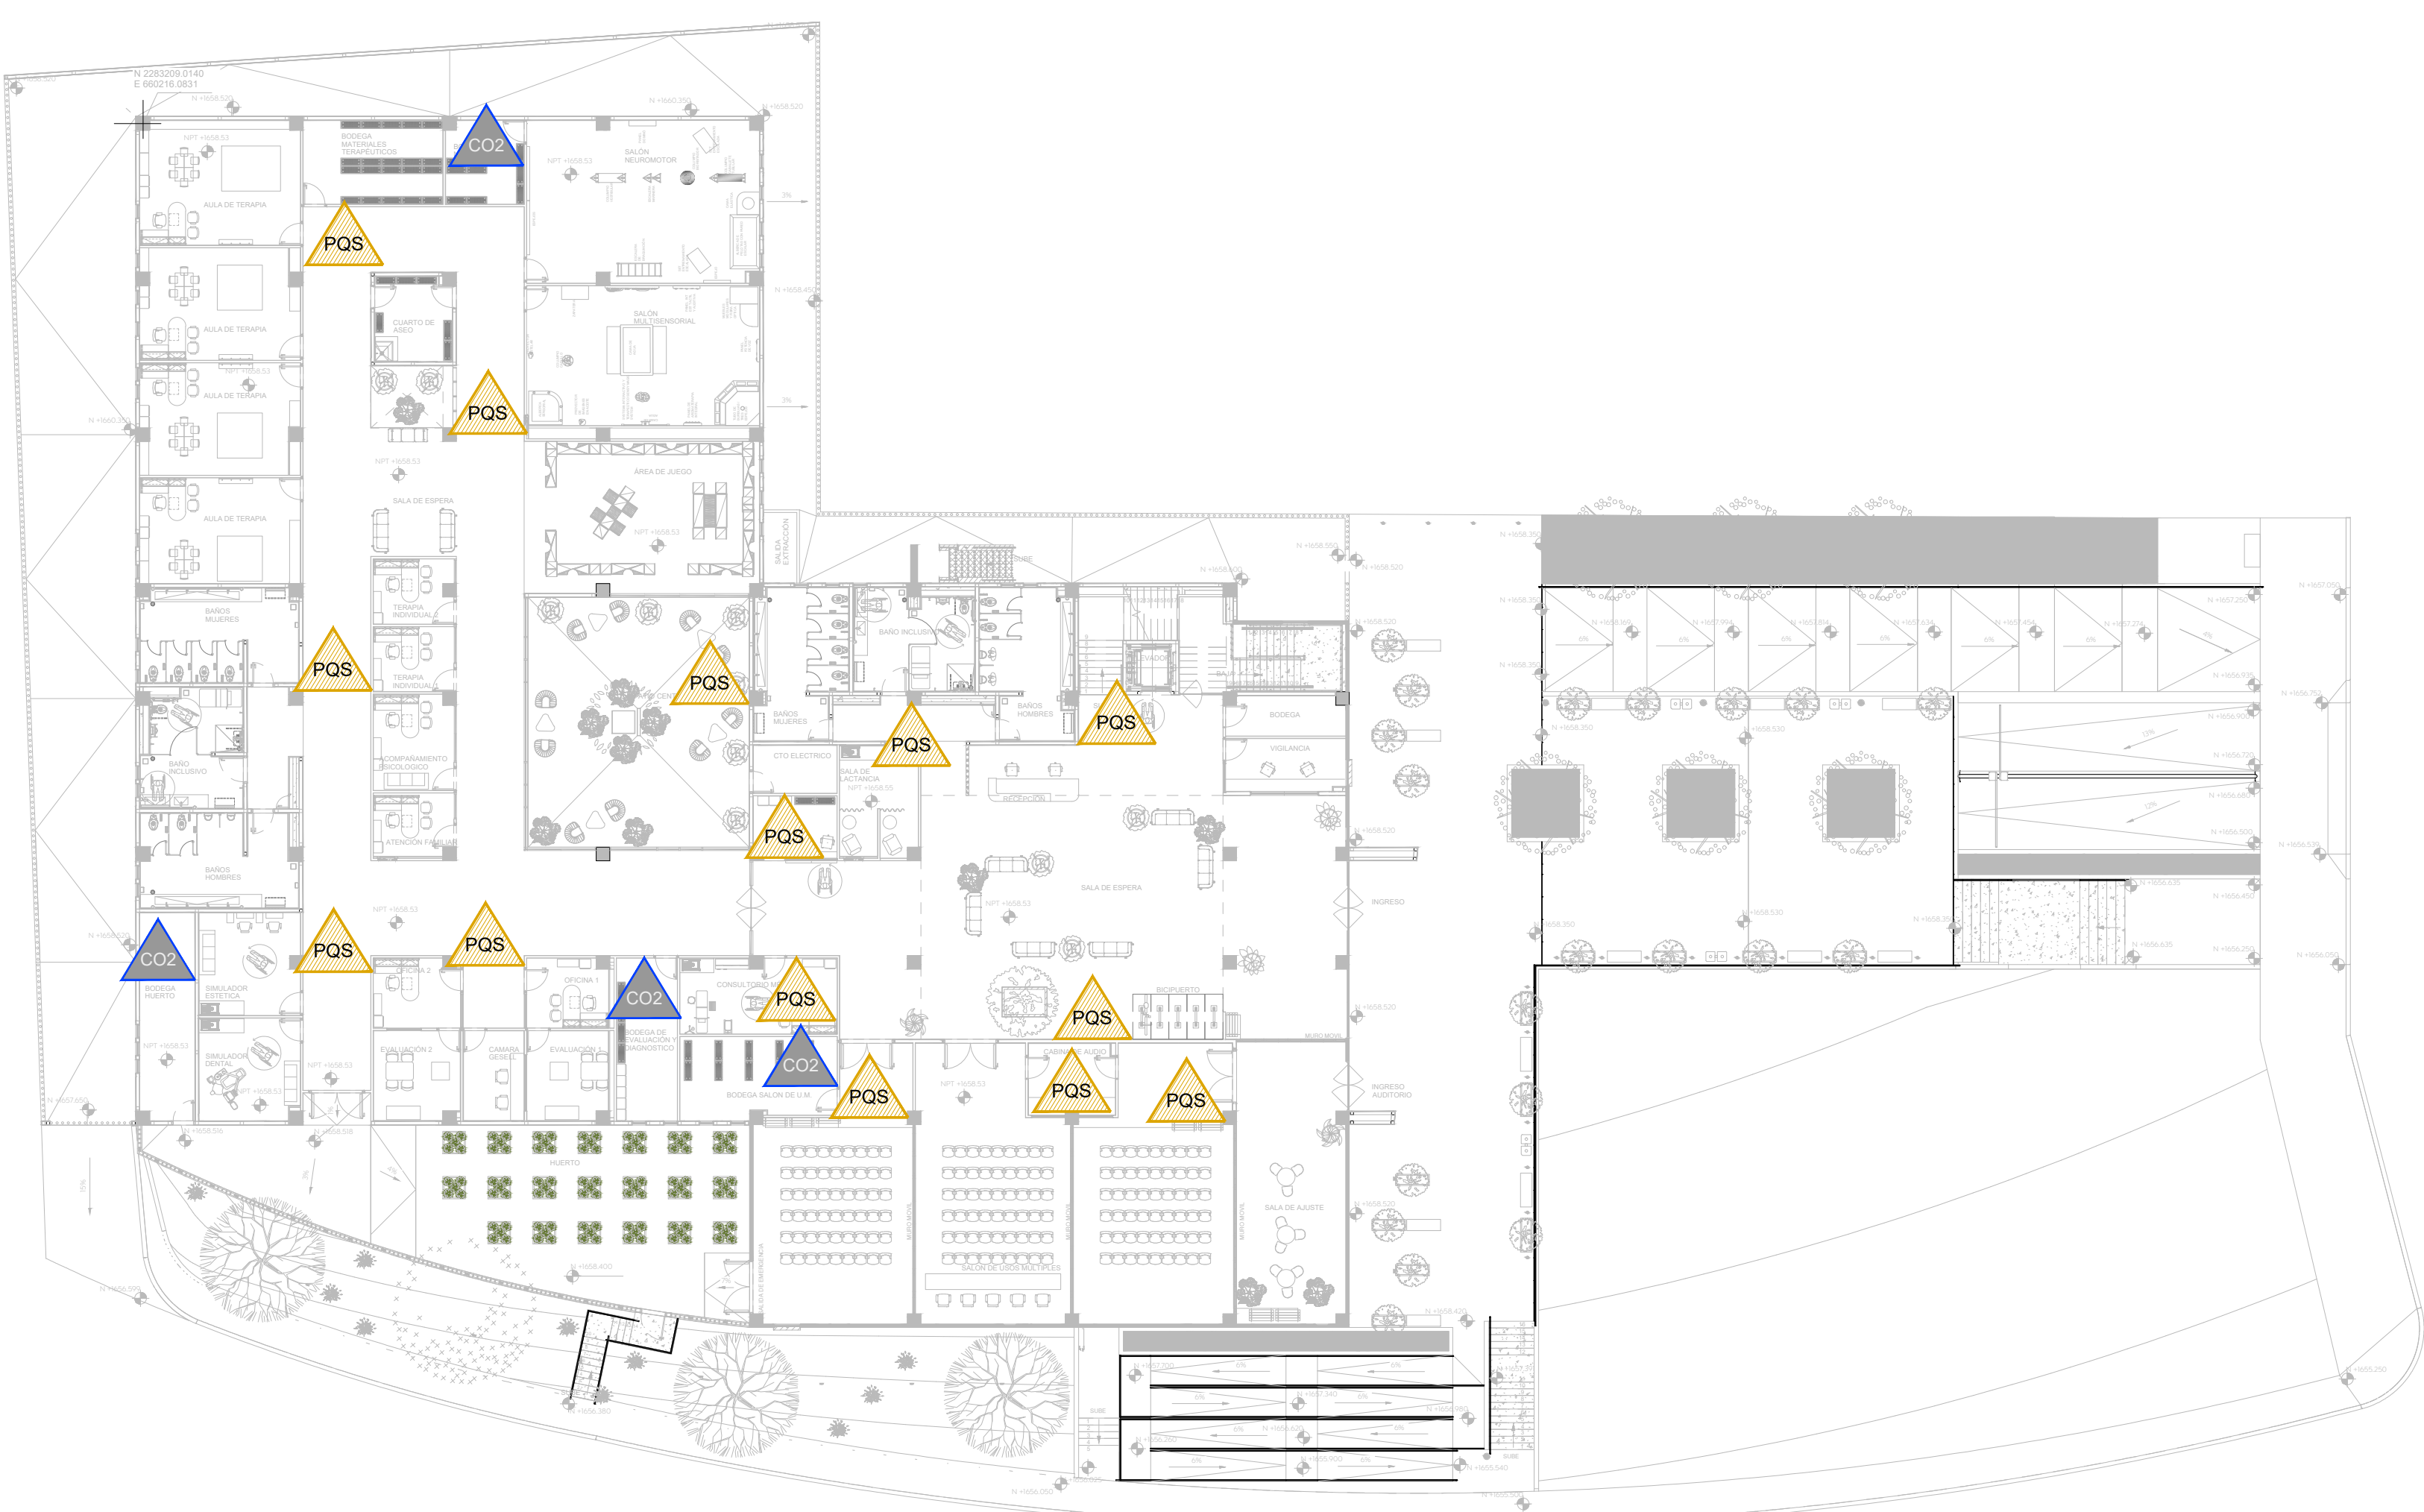

**Planta Baja**  
Planta de Distribución de Extintores  
Esc. 1:250

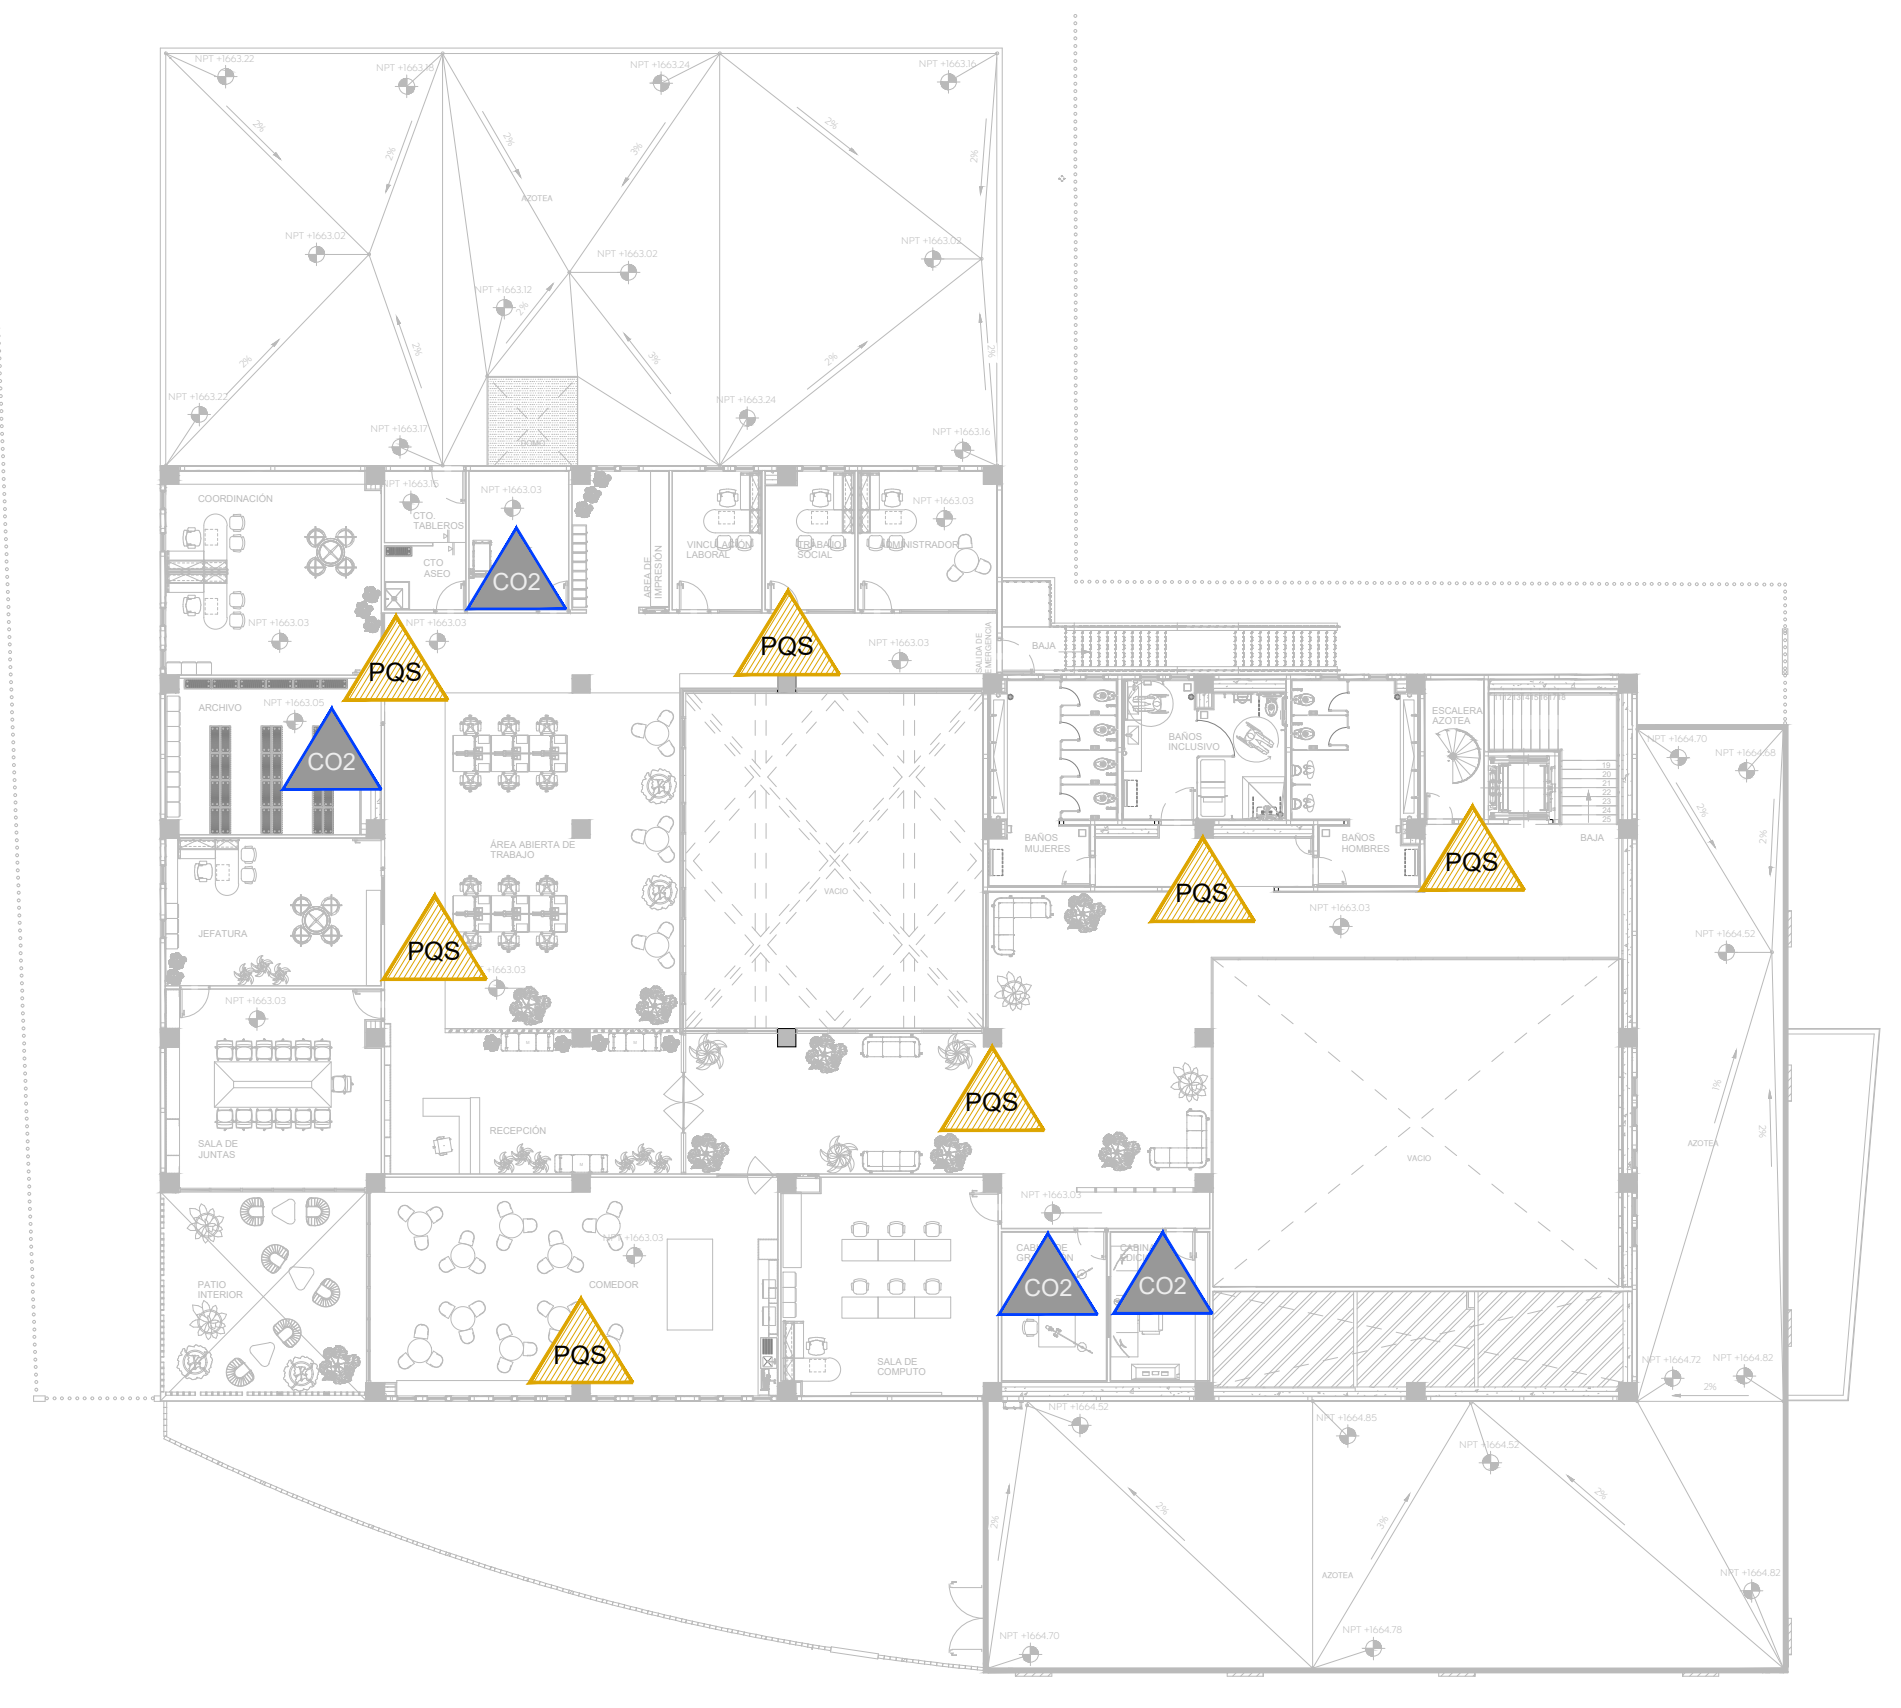

 **Planta Alta**  
Planta de Distribución de Extintores  
Esc. 1:250



**NOTAS:**  
 -Las dimensiones o distancias de tuberías están en metros y son aproximadas, revisar su dimensión o distancia exacta en obra  
 -Los diámetros en Tuberías son en pulgadas.  
 -Las condiciones existentes en Obra con la posición de Muros, Trabes, Columnas, vigas o cualquier elemento arquitectónico o de alguna otra instalación deberán tomarse en cuenta para determinar la trayectoria final de las tuberías.

Nombre del proyecto:  
 Construcción del centro de atención, acompañamiento y desarrollo para personas con trastorno del espectro autista y obras complementarias, etapa 01, prolongación Av. Guadalupe/privada Guadalupe, colonia Colinas de la Primavera, Municipio de Zapopan, Jalisco

Contenido del plano:  
**Planta Sótano, Baja y Alta Distribución de extintores**

No. Contrato: **DOPH-MUN-CUSMAX-IM-LP-116-2023**

Director de Obras Públicas e Infraestructura:


Ing. Ismael Jáuregui Castañeda

Jefe de la Unidad de Estudios y Proyectos:

Arq. Edwin Aguiar Escatel

Jefe de área:	Responsable del proyecto:
Ing. Adhad Ylgael Gurrola Soto	Ing. Andrés Martínez Gutierrez

Ubicación:  
 ProL. Av. Guadalupe S/N, Colonia Colinas de la Primavera, C.P. 45066, Zapopan, Jalisco

Norte:  Fecha: Agosto 2023 Escala: 1:250 Acotaciones: Metros Revisión: 01	Clave: <b>PCI-10</b> Número:
--	---------------------------------