




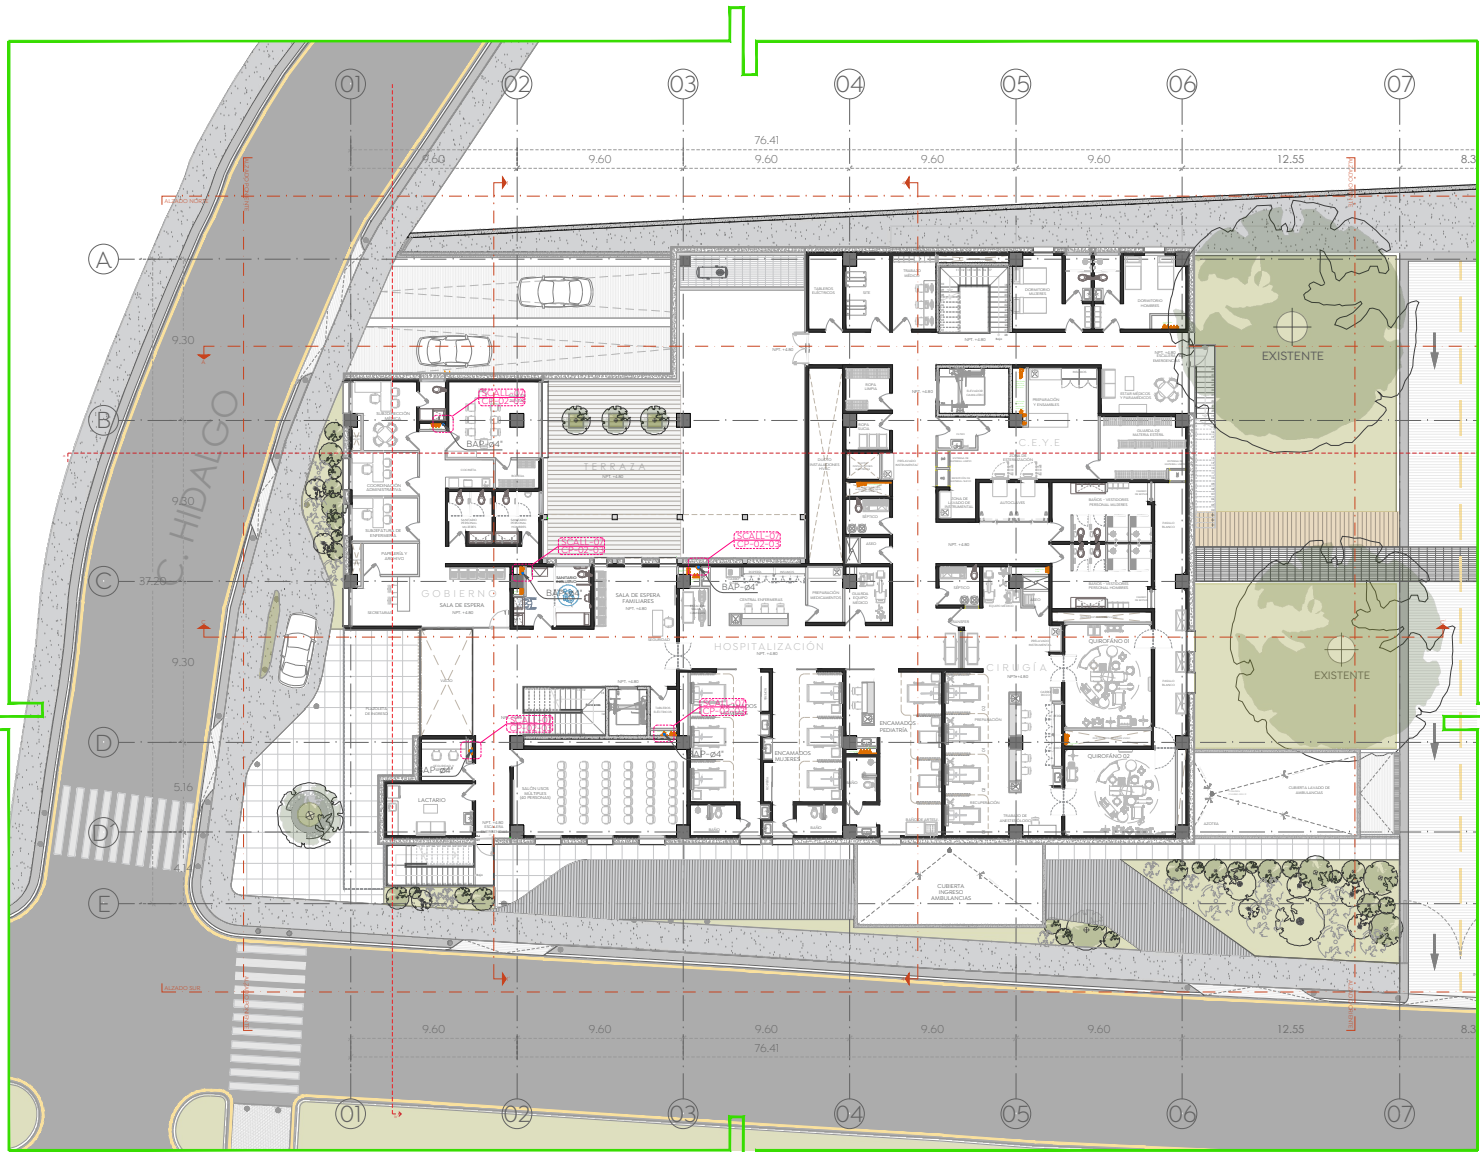


Planta Baja_Conсульта
Cruz Verde Sur
Esc. 1:200

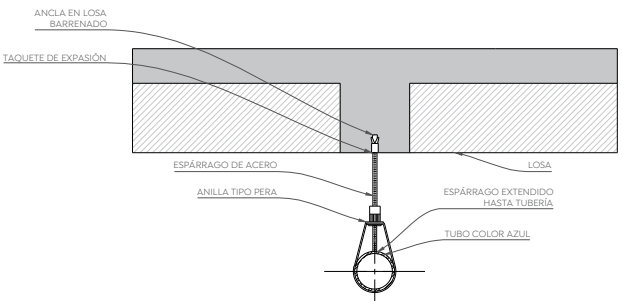


SCALL-06 Sujeción de bajantes a losa (Alzado frontal)
Cruz verde
Esc. 1:10

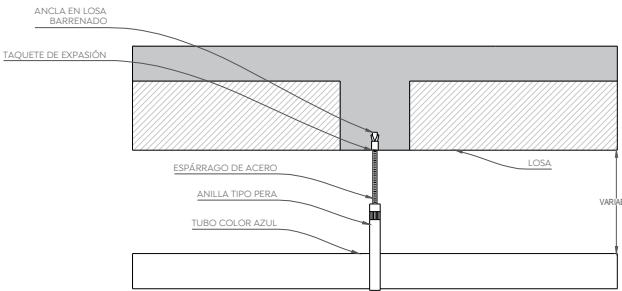


SCALL-06 Sujeción de bajantes a losa (Alzado lateral)
Cruz verde
Esc. 1:10

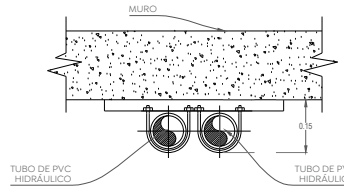

SCALL-07 Sujeción de bajantes a muro (Planta)
Cruz verde
Esc. 1:10

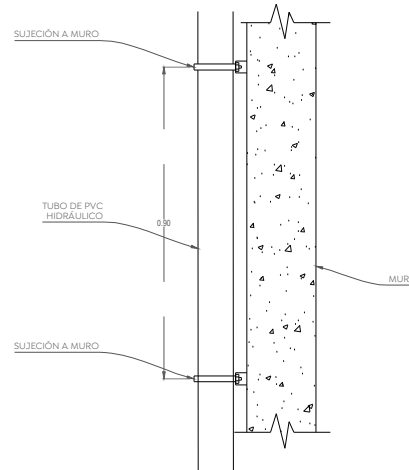

SCALL-07 Sujeción de bajantes a muro (Alzado)
Cruz verde
Esc. 1:10

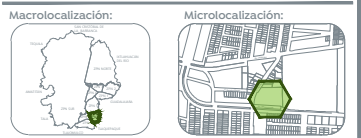

Especificaciones:

Simbología de instalaciones pluviales

PVC / Ø2" / 2N / 11"	a) Indica material de la línea (PVC)
1"	b) Indica diámetro de la tubería
11"	c) Indica pendiente mínima de la tubería
11"	d) Reducción de tubería de PVC Ø2" a Ø1"
11"	e) Vee sanitaria de PVC Ø2" indicado
11"	f) Vee reducida lateral de PVC Ø2" indicado
11"	g) Tee de PVC Ø2" indicado

- Consideraciones para la captación pluvial**
- Mantenimiento: Establece un programa de mantenimiento periódico para el sistema de captación. Esto incluye limpieza de filtros, inspecciones de tuberías y tanques de almacenamiento, y reparaciones en caso de daños o desgaste.
 - Sistema de filtración: Limpie y mantenga los filtros regularmente para asegurar un flujo de agua limpio y sin obstrucciones.
 - Asegúrese de que las superficies de captación, como techos, canales o superficies pavimentadas, estén limpias y libres de escombros. Cualquier material acumulado puede obstruir el flujo del agua.
 - Utilice tubos hidráulicos en zonas como sótanos o áreas abiertas para garantizar resistencia y durabilidad en lugares propensos a golpes.
 - Asegúrese de que los dispositivos de primera lluvia estén adecuadamente soportados para prevenir accidentes. Revise detalladamente los elementos de sujeción o anclaje para garantizar una instalación segura y estable.

Nombre del proyecto:
Construcción de la Cruz Verde (Hospitalito Sur) y obras complementarias, etapa 01, ubicada en la confluencia de la Av. Moctezuma y calle Hidalgo, colonia Hacienda del Tepeyac, Municipio de Zapopan, Jalisco.

Contenido del plano:
Planta arquitectónica
No. Contrato:

DOPI-MUN-CUSMAX-IM-LP-117-2023
Director de Obras Públicas e Infraestructura:

Ing. Ismael Jáuregui Castañeda

Jefe de la Unidad de Estudios y Proyectos:

Arq. Edwin Aguilar Escatel

Jefe de área:

Ing. Adhah Yigael Gurrola Soto
Ing. Andrés Martínez Gutierrez

Ubicación:
Avenida Moctezuma esquina Calle Hidalgo, Col. Hacienda del Tepeyac, Zapopan, Jalisco

Norte:
Fecha: Septiembre 2023
Escala: 1:200
Acotaciones: Metros Clave: Número:
Revisión: 01 **CP-03**