


01 Planta eléctrica C. Montemorelos
ELE-01
Escala 1:7500

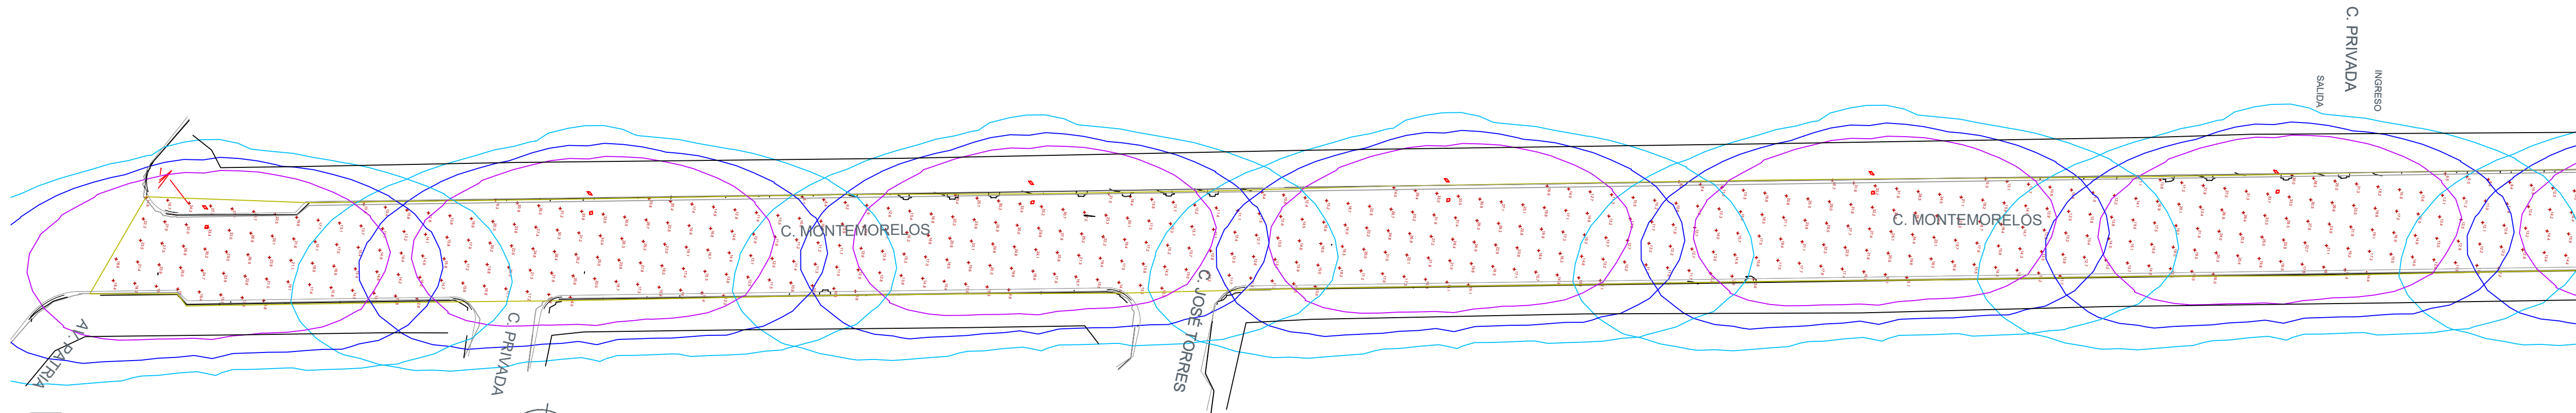


02 Estudio fotometrico calle Montemorelos
FOT-01
Escala 1:350

Statistics						
Description	Symbol	Avg	Max	Min	Max/Min	Avg/Min
C. Montemorelos	+	18.1lux	34.0lux	6.8lux	5.0:1	2.7:1

03 Statistics
FOT-01
Escala S/E

Power Statistics				
Description	# Lumindaires	Total Watts	Area	Density
C .Montemorelos	13	1404.0 W	4476.3 m2	0.31 W/m2

04 Power density statistics
FOT-01
Escala S/E

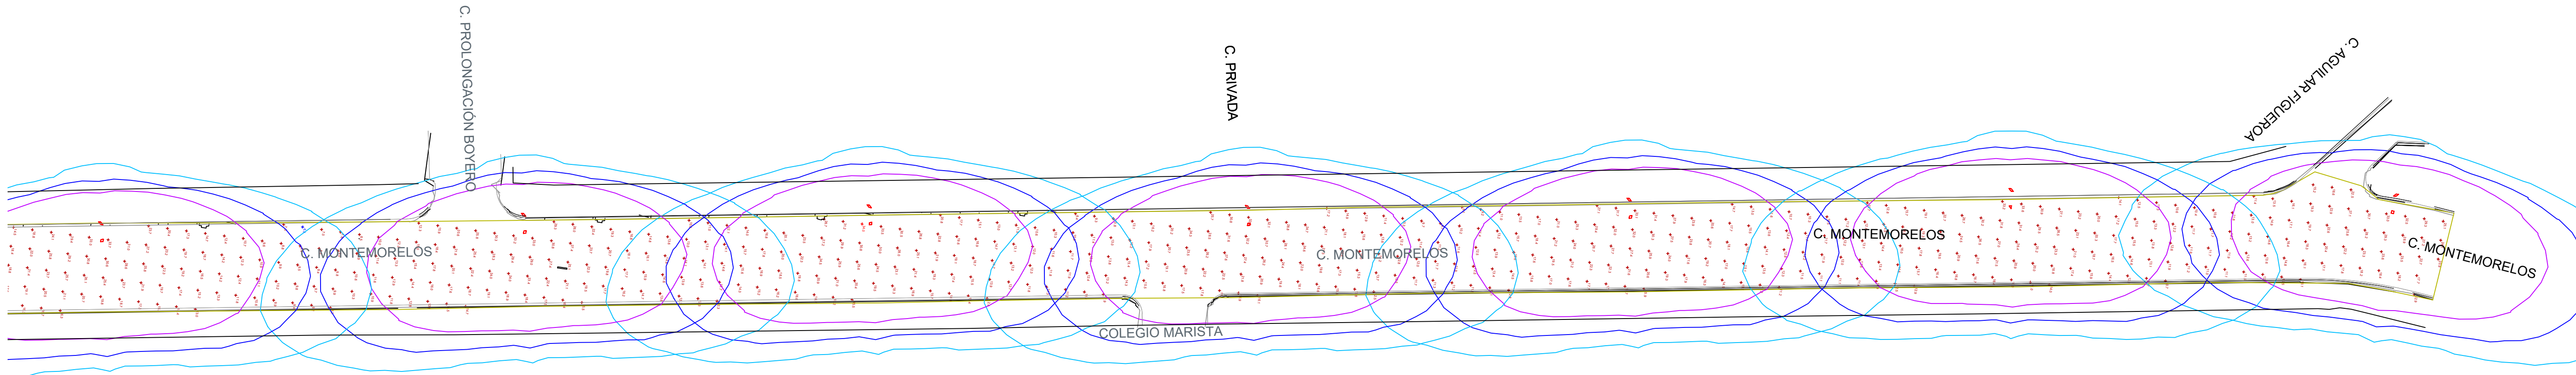

05 Estudio fotometrico calle Montemorelos
FOT-01
Escala 1:350

Schedule									
Symbol	Label	QTY	Manufacturer	Catalog	Description	Number Lamps	Lamp Output	LLF	Input Power
■	A	13	SIGNIFY Lumec	RFS-108W32LED4K-G2-R2M	RoadFocus LED Cobra Head - Small (RFS), 32 LED's, 4000K CCT, TYPE R2M OPTIC,	1	13022	0.9	108

06 Luminaire schedule
FOT-01
Escala S/E


Tabla 1. Valores máximos de DPEA, iluminancia mínima promedio y valor máximo de la de la relación uniformidad promedio para vialidades con pavimento tipo R1						
Clasificación de Vialidad	Iluminancia mínima promedio [lx]	Relación de uniformidad promedio máxima Eprom/Emin	DPEA [W/m2]			
			Ancho de calle [m]			
			< 9,0	≥ 9,0 y < 10,5	≥ 10,5 y < 12,0	≥ 12,0
Autopistas y carreteras	4	3 a 1	0,32	0,28	0,26	0,23
Vías de acceso controlado y vías rápidas	10	3 a 1	0,71	0,66	0,61	0,56
Vías principales y ejes viales	12	3 a 1	0,86	0,81	0,74	0,69
Vías primarias y colectoras	8	4 a 1	0,56	0,52	0,48	0,44
Vías secundarias residencial Tipo A	6	6 a 1	0,41	0,38	0,35	0,31
Vías secundarias residencial Tipo B	5	6 a 1	0,35	0,33	0,30	0,28
Vías secundarias Industrial Tipo C	3	6 a 1	0,26	0,23	0,19	0,17

07 Tabla 1
FOT-01
Escala S/E

Macrolocalización:



Microlocalización:

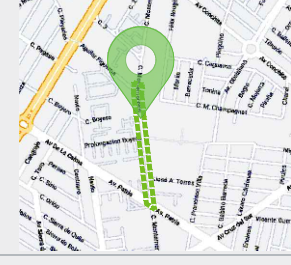

Simbología:

La Dirección de Alumbrado Público del Municipio de Zapopan revisó y da visto bueno al presente proyecto de alumbrado público con vigencia de un año a partir del _____ de _____ del 20__

Revisó

Validó

Revisó proyecto

Validó área técnica

Vo. Bo.

Vo. Bo. Dirección de Alumbrado Público de Zapopan

Nombre del proyecto:
Pavimentación con concreto hidráulico de la calle Montemorelos, incluye: modernización de redes básicas de alcantarillado, conducción y distribución, infraestructura urbana y obras complementarias, colonia Rinconada La Calma, municipio de Zapopan, Jalisco.

Contenido del plano:

Estudio fotométrico de alumbrado público

No. Contrato:

DOPI-MUN-RM-PAV-LP-010-2025

Director de Obras Públicas e Infraestructura:

Ing. Ismael Jáuregui Castañeda

Jefe de la Unidad de Estudios y Proyectos:

Arq. Edwin Aguilar Escatel

Jefe de área:

Ing. Adhadi Yigael Gurrola Soto

Responsable del proyecto:

Ing. Vanessa Guadalupe Martínez López

Ubicación:

Calle Montemorelos, Municipio de Zapopan, Jalisco.

Fecha: Febrero 2025

Escala: Indicada

Cotas: Metros

Clave:



FOT-01