

Detalle de alimentadores en cuarto eléctrico. ESC. 1:250


TAB "G"

TAB "S.P."

TAB "A"

CUARTO ELECTRICO

ELEVADOR

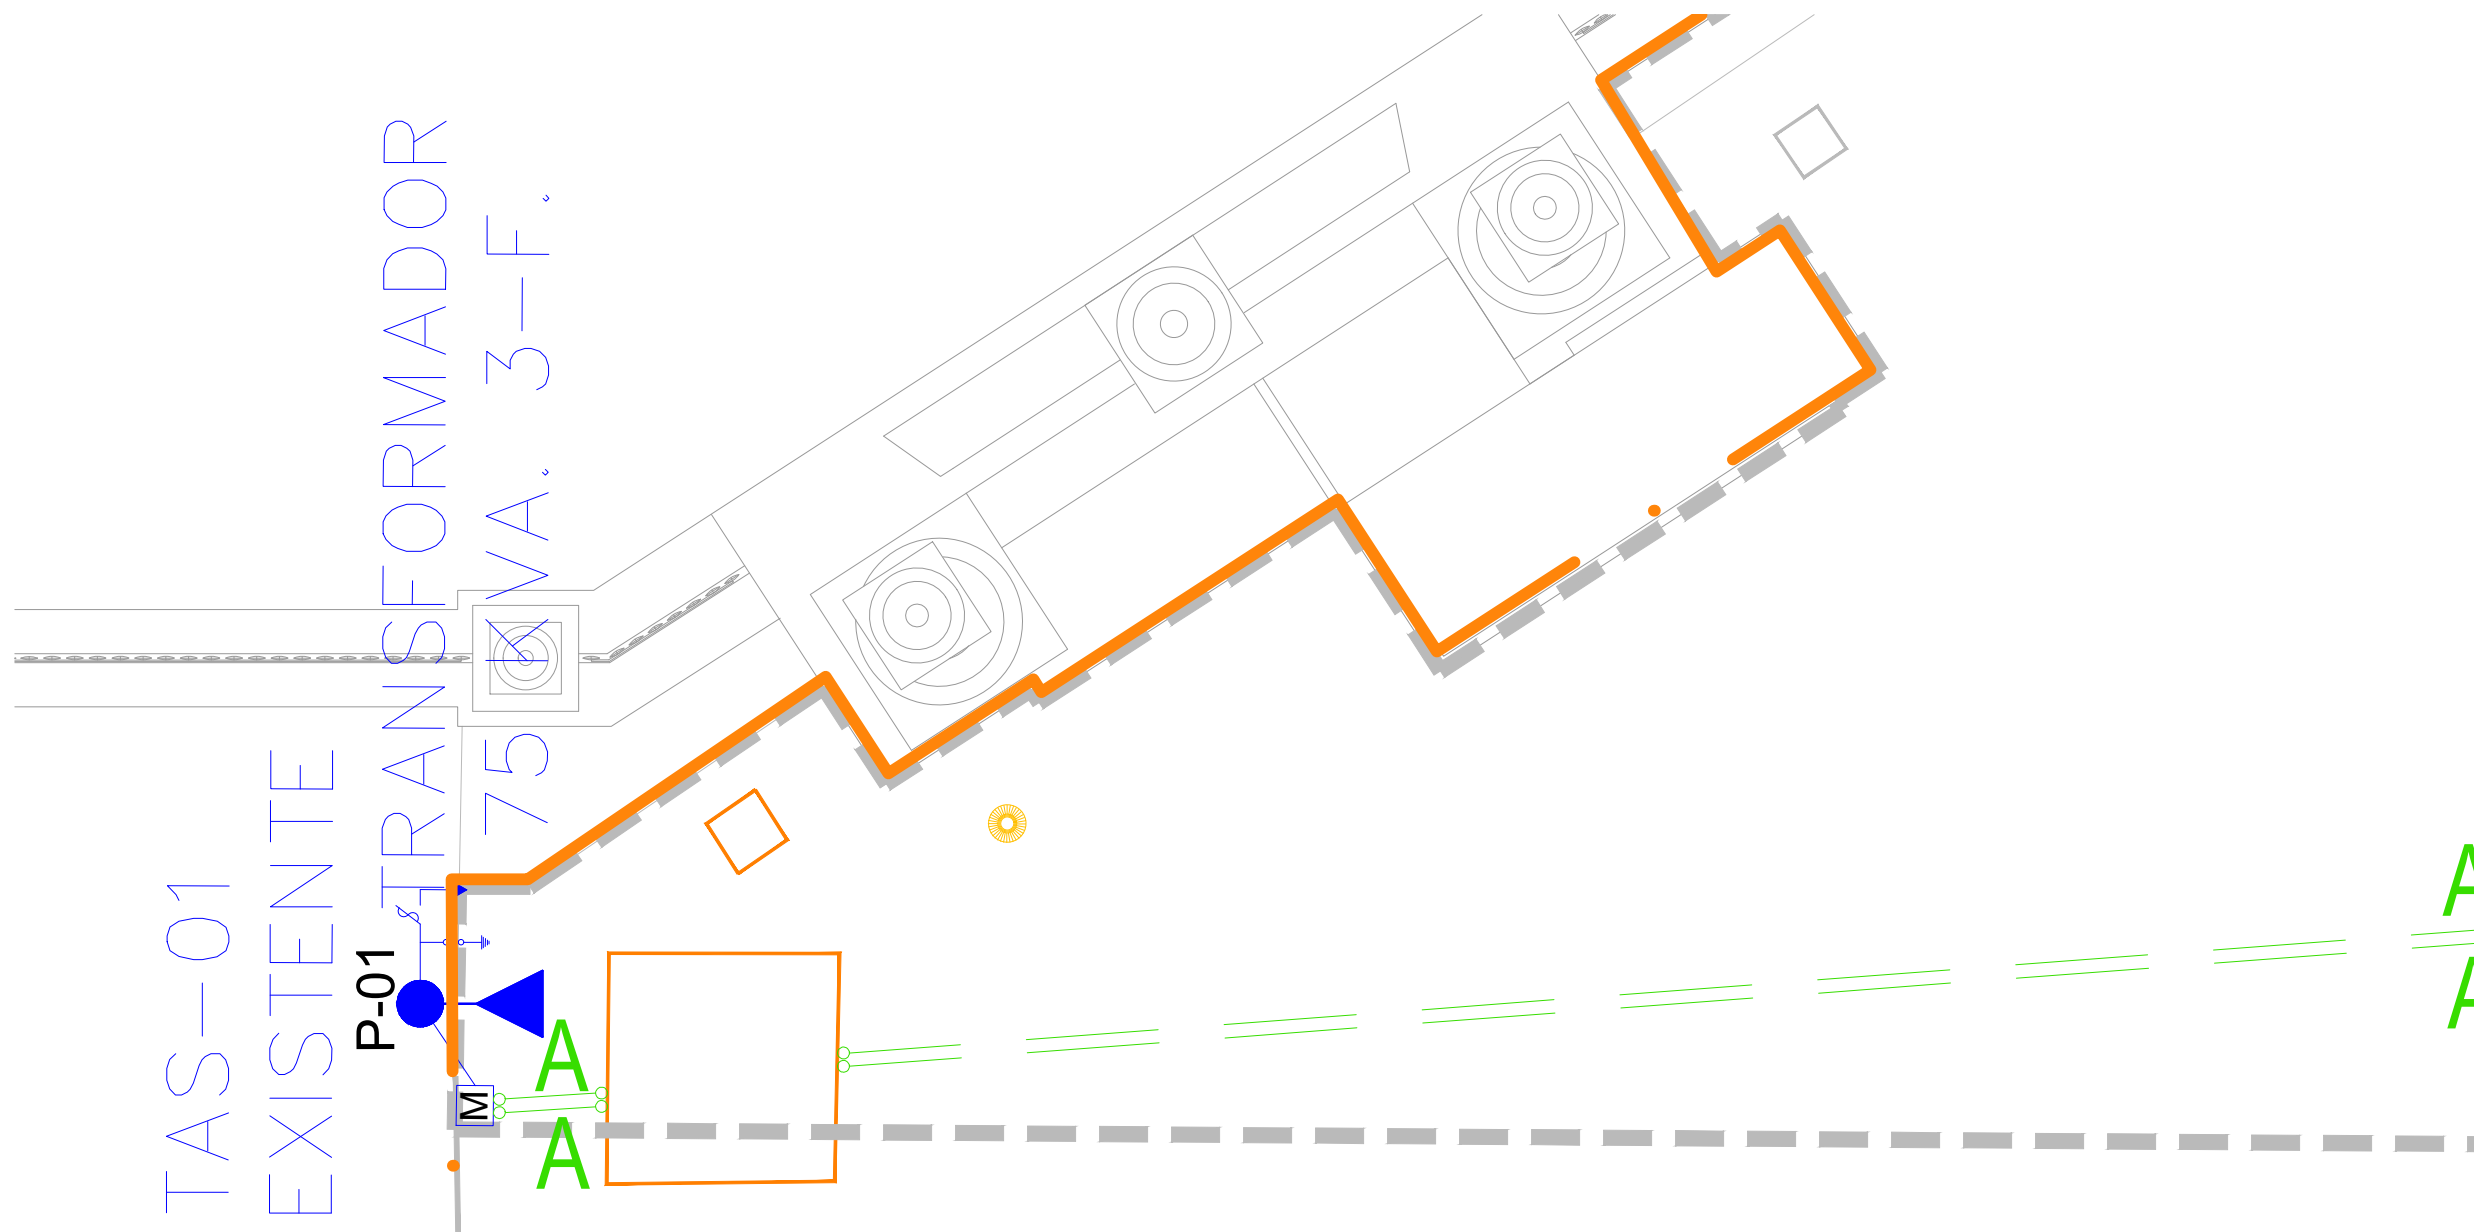

Proyecto Eléctrico Acometida Eléctrica (Sótano 1) ESC. 1:50

SUBEN A SOTANO 1

TAB "G"

CUARTO ELÉCTRICO

ELEVADOR


B B

BERIA
LGANTEADA
SOTANO 2

PROYECCION JARDINERA J12

BB

BAJAN A SOTANO 2

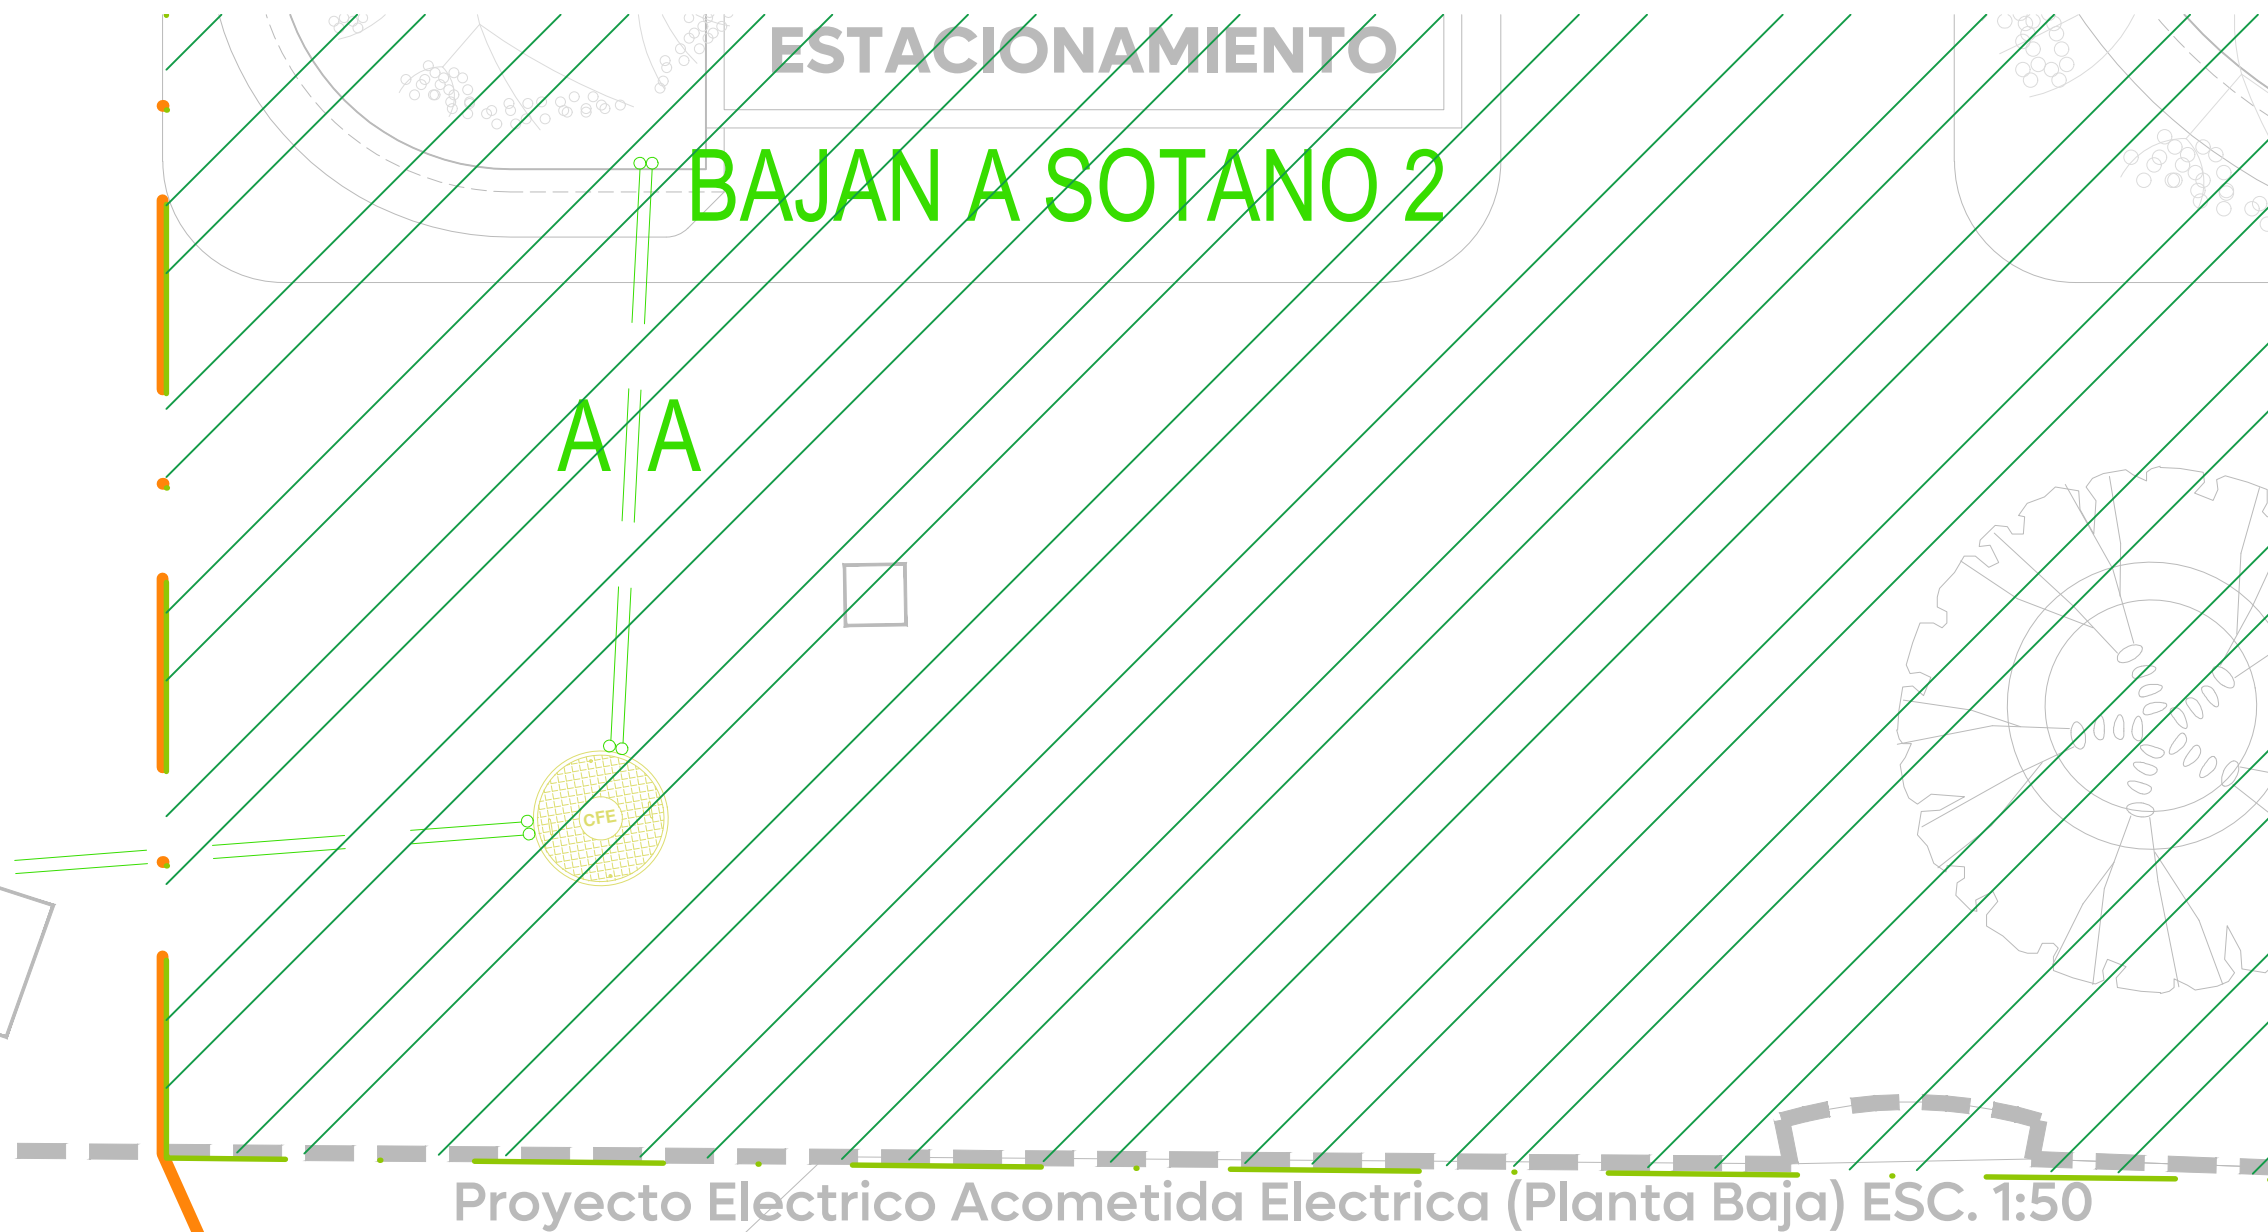

Ciudad de las niñas y niños

Obras Públicas e Infraestructura
Gestión Integral de la Ciudad

Macrolocalización:

Microlocalización:

Símbolos:

SÍMBOLO	DESCRIPCIÓN	NORMA C.F.E.	ESPECIFICACIÓN
	POSTE DE CONCRETO REFORZADO DE 13.00 m DE ALTURA Y 600 Kg/m ³ DE RESISTENCIA NORMA CFE PCOR-15-000	PCOR-15-000	
	POSTE DE CONCRETO REFORZADO DE 6.00 m DE ALTURA Y 600 Kg/m ³ DE RESISTENCIA NORMA CFE PCOR-14-000	PCOR-14-000	
	POSTE DE CONCRETO REFORZADO DE 7.00 m DE ALTURA Y 600 Kg/m ³ DE RESISTENCIA NORMA CFE PCOR-14-000	PCOR-14-000	
	TRANSFORMADOR TIPO POSTE EXISTENTE PROPIEDAD DE: (1) CARPINTERÍA EN VÍA (2) 2º NO. DE FASES	ITRSA	
	TRANSFORMADOR TIPO POSTE EXISTENTE ALUMBRADO (1) CARPINTERÍA EN VÍA (2) 2º NO. DE FASES	ITRSA	
	LÍNEA ÁREA DE BAJA TENSION, 3F-3Ø, 220V-120V/ CONDUCTORES MULTIPLE ALUMINO AISLAMIENTO 800V EXISTENTE PROPIEDAD DE CFE.		
	LÍNEA ÁREA DE ALUMBRADO PÚBLICO BAJA TENSION, 2F-3Ø, 240 V. EXISTENTE.		
	LÍNEA ÁREA EN MEDIA TENSION, 3F-3Ø, 28KV. EXISTENTE PROPIEDAD DE CFE.		
	TRANSICION AREA SUBESTACION 13000V CROQUIS DE Ø 20 X 3 PARA TRANSICION A 13000V CROQUIS DE Ø 20 X 3 ANILABRIVOS TIPO SISE POLE DE 18'X0"	13000CF	
	CRUCE DE CONDUCTORES ADOSADOS CONECTADOS		
	EQUIPO DE MEDICIÓN CFE BAJA TENSION		
	SISTEMA DE TIERRA FUERA COMPLETO POR VARIAS PARRAS TIERRAS DE 10 X 2000 MM. SOLUCIONADA INSTANTE DE LA OBLIGATORIO PARA LAS CONDICIONES NECESARIAS PARA OBTENER LOS VALORES DEL SI OHM EN TIEMPO DE ESTABLE Y DE 5.0 MIN EN TIEMPO DE LUNAR.		
	RETENIDA BANQUETA DE ANCLA	RBA	
	RETENIDA DE BANQUETA	REB	
	RETENIDA DE ESTACIA Y ANCLA (REA)	REA	
	LÍNEA ÁREA DE MEDIA TENSION ABIERTA EN UN PUNTO DEFINIDO		
	LUBMINARIA SISTEMA METROSAFE SAV EN FANFO LED TIPO JÓWEE.		

CEDULA DE CONECTORES EN LINEA ÁREA DE BAJA Y MEDIA TENSION

- ① LINEA ÁREA MEDIA TENSION 3F-3Ø CONDUCTOR CABLEADO DE AL. CAL. 20 ACOR SEMABALADO 25 KV EN LAS FASES Y CONECTOR CABLEADO ACOR CAL. 30 AVGO NEUTRO CORRIDO.
- ② LINEA ÁREA MEDIA TENSION 3F-3Ø CONDUCTOR DE AL. CAL. 10 ACOR
- ③ LINEA ÁREA MEDIA TENSION 3F-3Ø CONDUCTOR CABLEADO DE AL. CAL. 2 AVGO
- ④ LINEA ÁREA BAJA TENSION 3F-4Ø CONDUCTOR CABLEADO DE ALUMINO TIPO AAC CAL. 30 AVGO
- ⑤ LINEA ÁREA DE BAJA TENSION 3F-4Ø CONDUCTOR MULTIPLE DE ALUMINO TIPO 30 AVGO AISLAMIENTO 600V
- ⑥ LINEA ÁREA MEDIA TENSION 3F-3Ø CONDUCTOR MULTIPLE DE AL. CAL. 10 ACOR SEMABALADO 25 KV

NOTAS

COLOR VERDE RETIRO
COLOR AZUL EXISTENTE
COLOR ROJO PROYECTO

Frente 02

Frente 03

Infraestructura

CEDULA DE CABLEADO "ALIMENTADORES"						
	FASES mm ² /AVG(CM)	NEUTRO mm ² /AVG(CM)	TERRA mm ² /AVG(CM)	TUBERIA PVC(ACOM) mm	TIPO DE TUBERIA	PVC I.P.T.
A	3-107 (2 /40)	1-107 (2 /40)	-	1-33 (6 /2)	IT-78mm	CU
B	3-107 (2 /40)	1-107 (2 /40)	-	1-33 (6 /2)	IT-78mm	CU
C	3-13.3 (6)	1-13.3 (6)	-	1-8.371 (8)	IT-35mm	CU

PENDIENTE DE INFORMACION HIDROSANITARIA

D	E	F
---	---	---

Nombre del proyecto:
Construcción y adecuación de la plaza de las Américas frente 02 dentro del programa "Zapopan tu Centro" más obras complementarias col. Zapopan centro, municipio de Zapopan, Jalisco

Contenido del plano:

Proyecto Electrico Acometida Elctrica (Planta Baja)

No. Contrato:

DOPI-MUN-RM-EP-LP-096-2025

Director de Obras Públicas e Infraestructura:

Ing. Ismael Jáuregui Castañeda

Jefe de la Unidad de Estudios y Proyectos:

Arq. Edwin Aguilar Escatell

Jefe de obra:

Ing. Adhady Viguel Gurrola Soto

Empresa:

cuadrá

Representante técnico:

José Manuel Padilla Hernández.
Coordinador Universitario S.A. de C.V.

Ubicación:

Plaza de las Américas
Zapopan, Jalisco

Fecha: Mayo 2025

Escala: 1:200

Cotas: Metros

Clave:

IC-ACO-01